


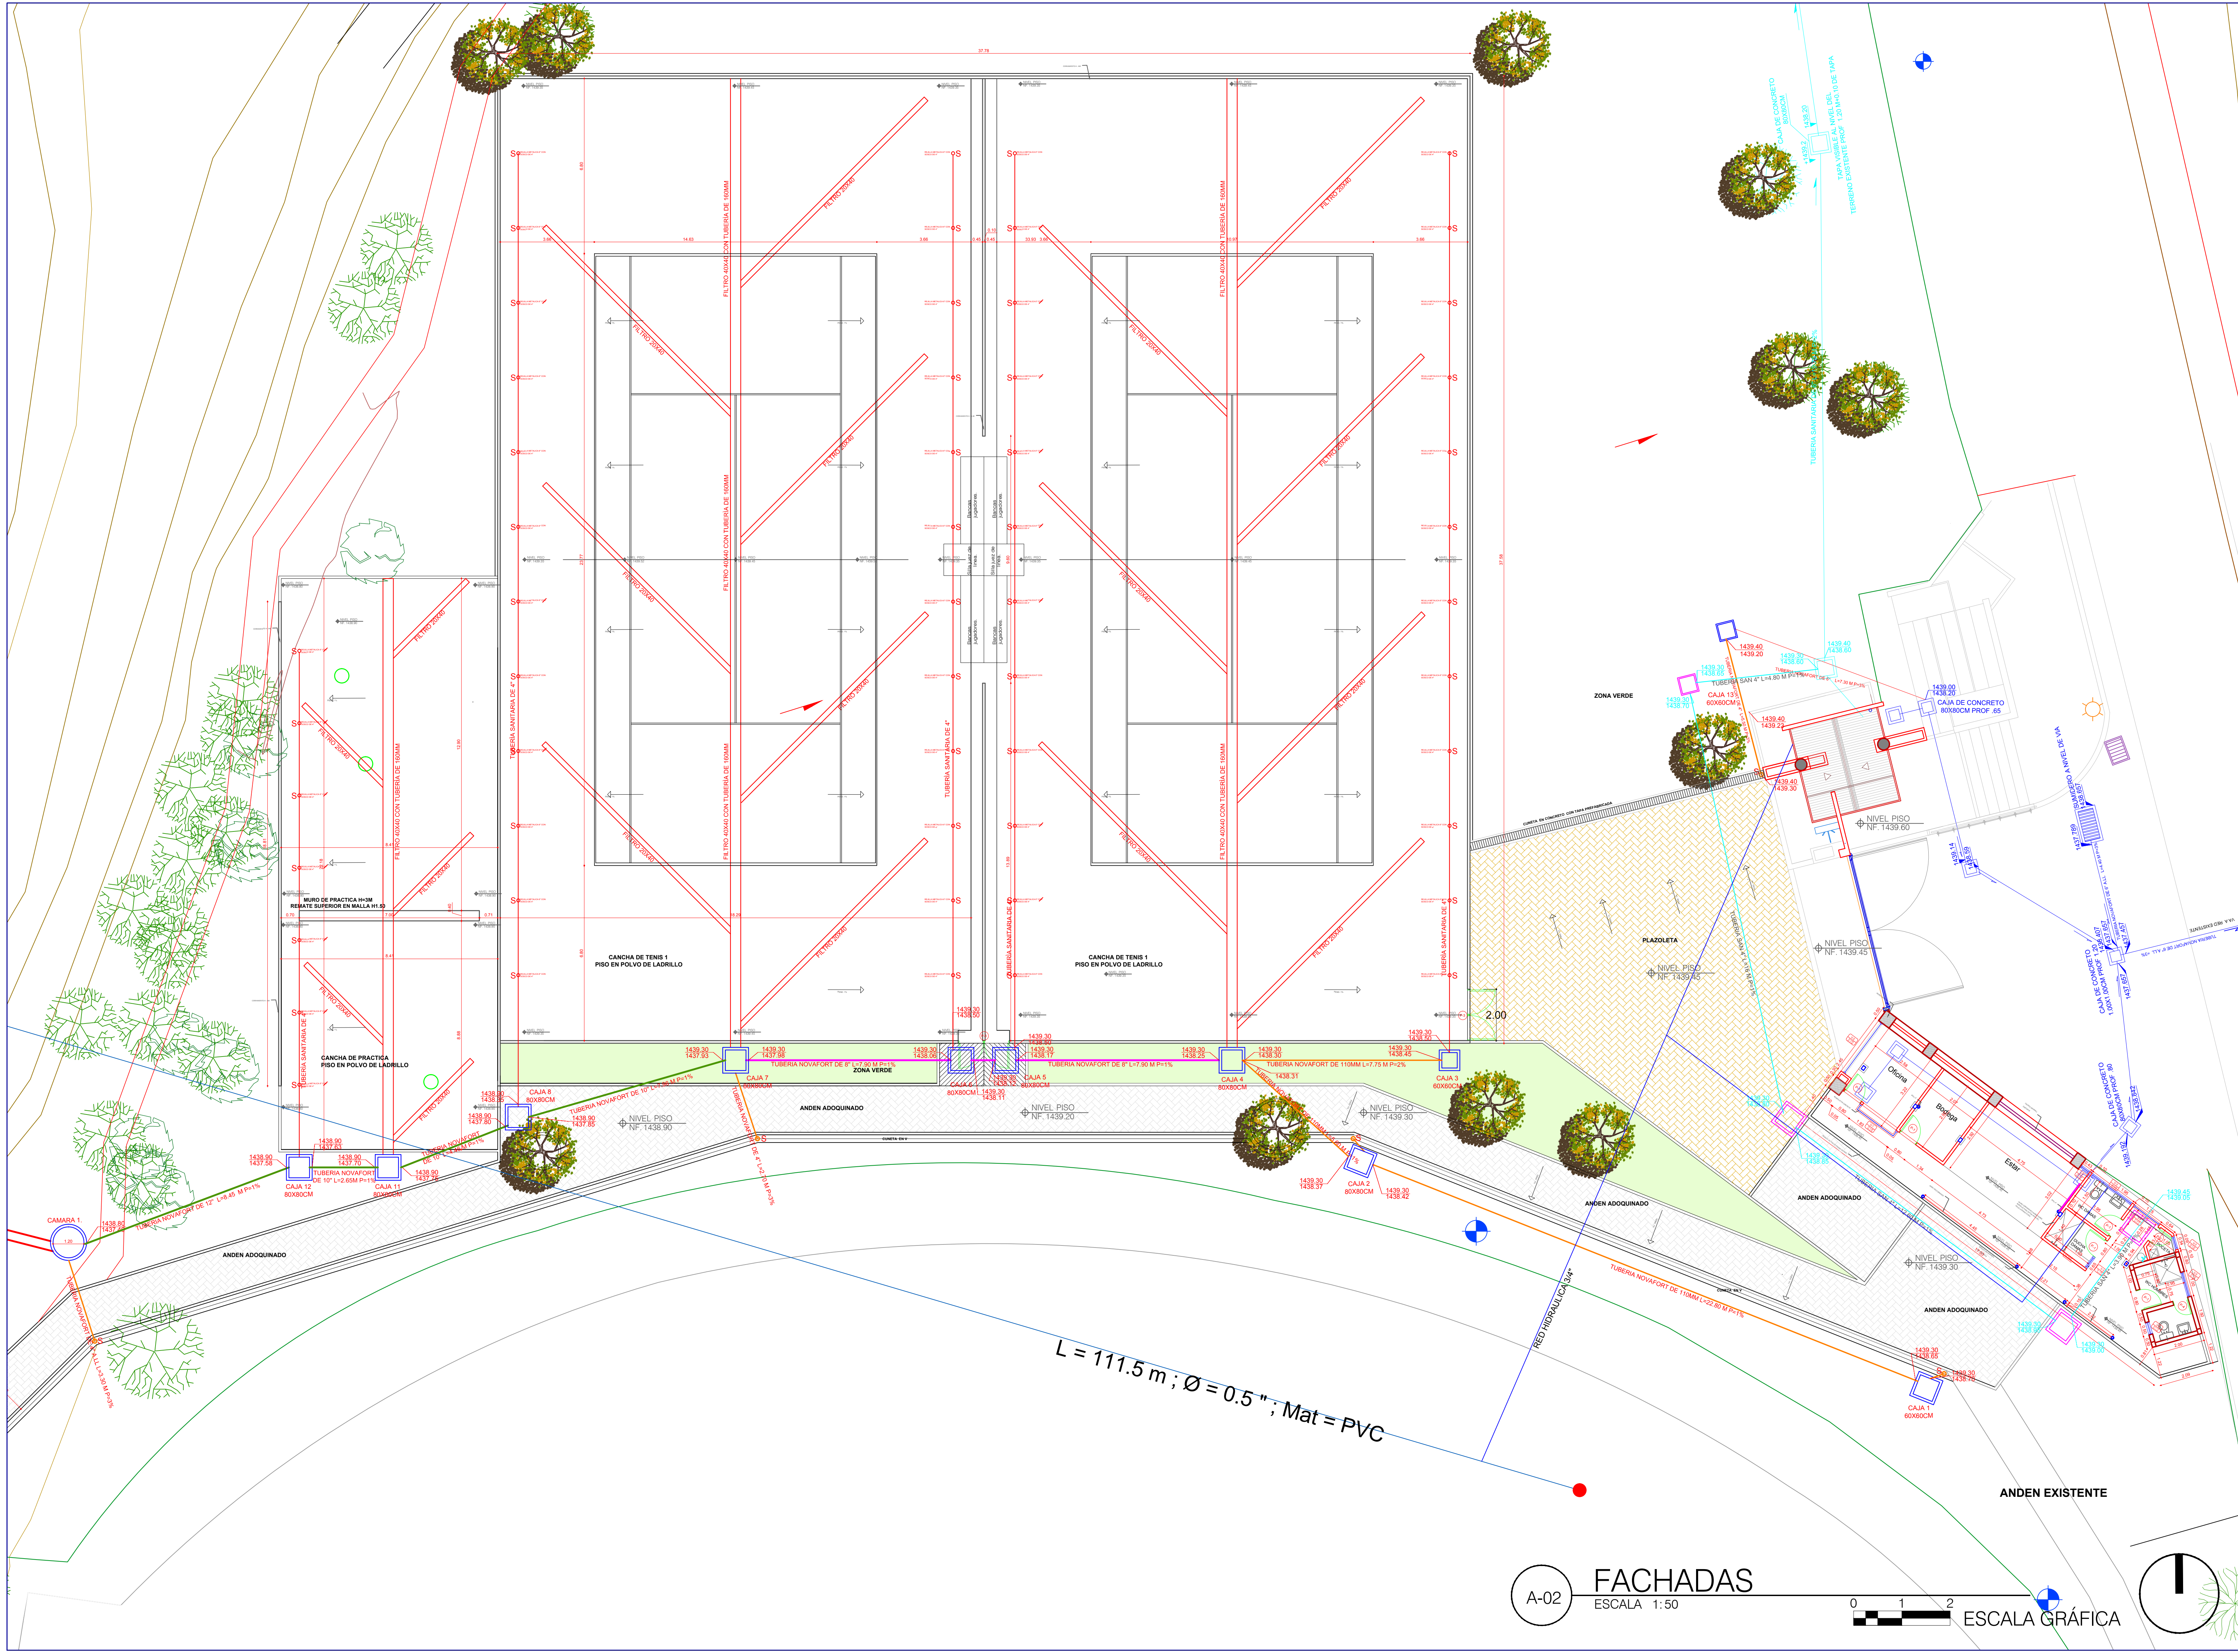

PLANCHA No. **HSS-01**
DE **1 DE 2**

PROYECTO

NUEVAS CANCHAS DE TENIS Y MODULO DE SERVICIOS UTP

JULIAN ANDRES CARDENAS M.
Arquitecto
Mat. Prof. A25992010

Vo. Bo UTP

SELLOS / OBSERVACIONES / MODIFICACIONES

CONVENCIONES

CONTIENE

REDES HIDROSANITARIAS
RED DE AGUAS LLUVIAS
RED DE AGUAS NEGRAS

ESCALA
1:100

FECHA
MAYO 1 de 2017

ARCHIVO

FECHA COPIA
MAYO 1 de 2017

PLANCHA No.
HSS-01

DE
1 DE 2