



VIA A MUNDONUEVO




CAMARA EXISTENTE
LLUVIAS

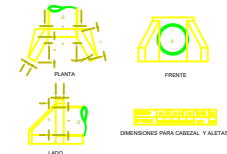

DETALLE DE CABEZAL Y ALETAS

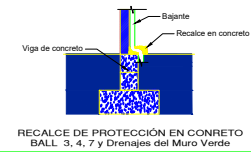

RECALCE DE PROTECCIÓN EN CONCRETO
BALL 3, 4, 7 y Drenajes del Muro Verde

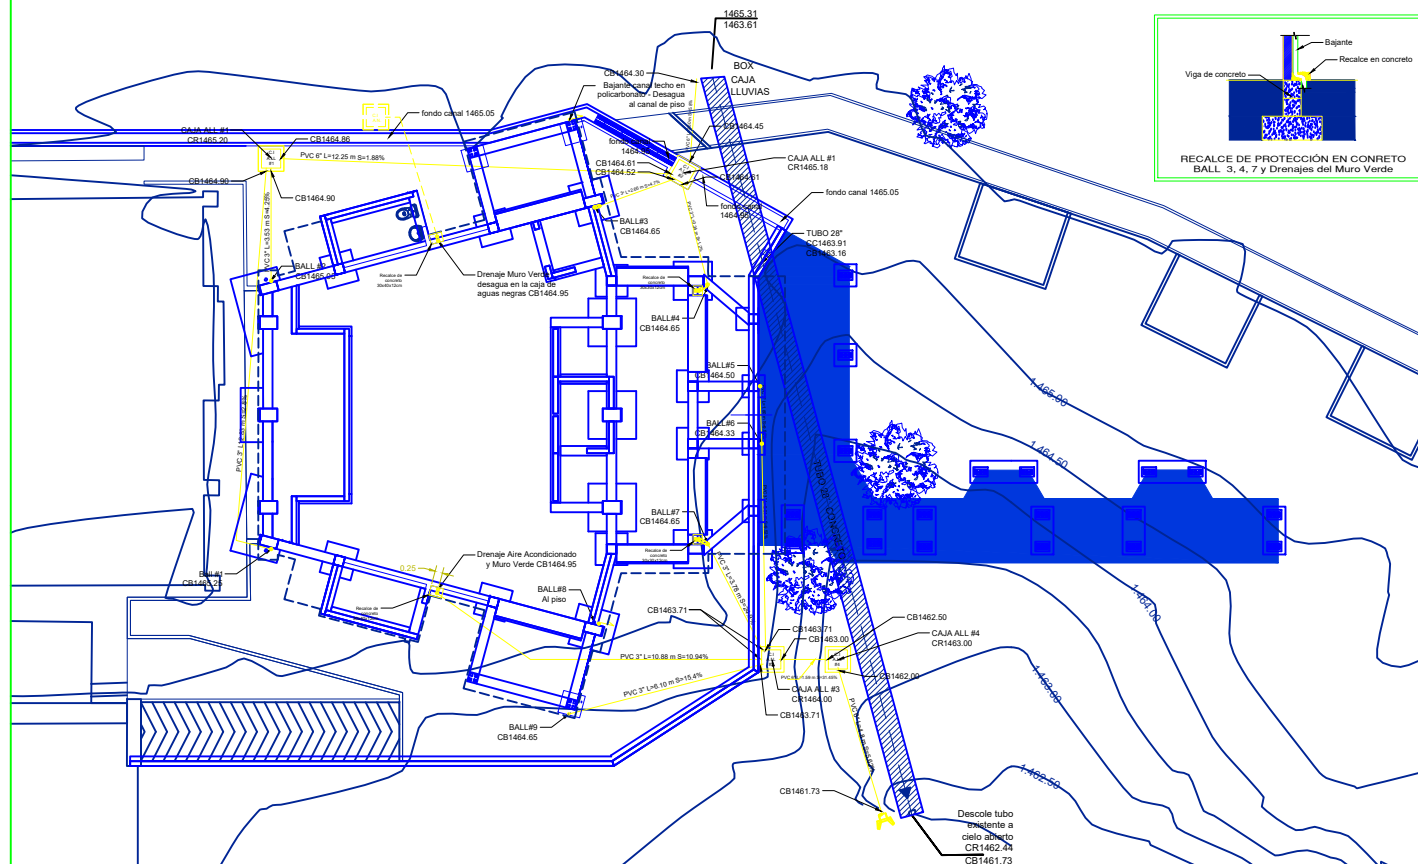

8 / 1

UTP
Universidad Tecnológica
de Pereira

Jardín Botánico
de Pereira

PROYECTO:
SALA AUDIOVISUAL
DEL JARDÍN
BOTÁNICO DE LA
UTP

DISEÑO ARQUITECTÓNICO
JUAN CARLOS MARTÍNEZ
Msc. 17196 - 48740 Cúcuta
ARQUITECTO U.T.P.
ESPECIALISTA D.T.U.
VIRREINTE

114

Vs. Bto UTP

SELLOS /
OBSERVACIONES/
MODIFICACIONES

CONTIENE:
RED DRENAJE DE
AGUAS LLUVIAS

DISEÑO MECÁNICO:
Ingeniera Civil
MARIA PAULA FRANCO
Matrícula Profesional
66202-2020847 FNS

ESCALA
1:50
FECHA
Abril 22 de 2014

HIDROSANITARIOS
1 / 3