


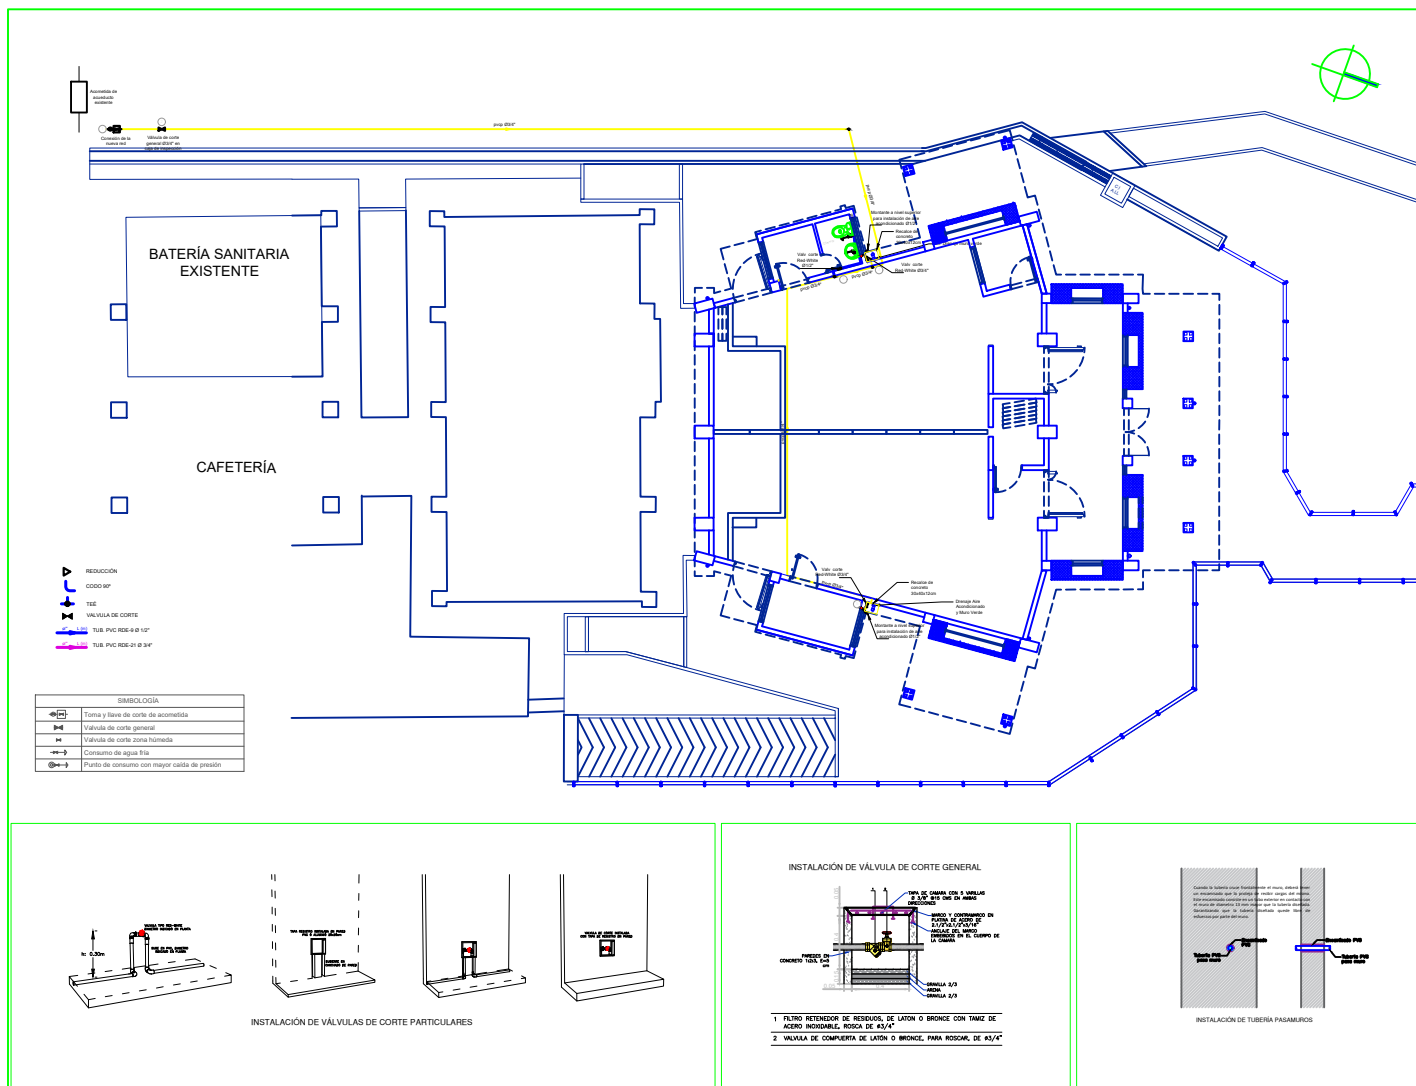

2 / 2

SOBREVIVIMOS



PROYECTO
SALA AUDIOVISUAL
DEL JARDIN
BOTÁNICO DE LA
UTP

DISEÑO ARQUITECTÓNICO
JUAN CARLOS MARTINEZ
Mód. 17700 - 40784 Calle
ARQUITECTO I.A.
ESPECIALISTA D.A.T.A.
UNICORTE



Vs. Bto UTP

SELLOS /
OBSERVACIONES /
MODIFICACIONES

CONTENIDO
PLANTA GENERAL
DETALLE DE
INSTALACIÓN
VÁLVULAS
DETALLE DE TUBERÍA
PASAMUROS

DISEÑO HIDROSANITARIO DE
ABASTECIMIENTO
Ingeniera Civil
MARIA PAULA FRANCO
Matrícula Profesional
66202-292847 RIS

ESCALA
1:50

FECHA
Agosto 05 de 2014

HIDROSANITARIOS

2 / 3