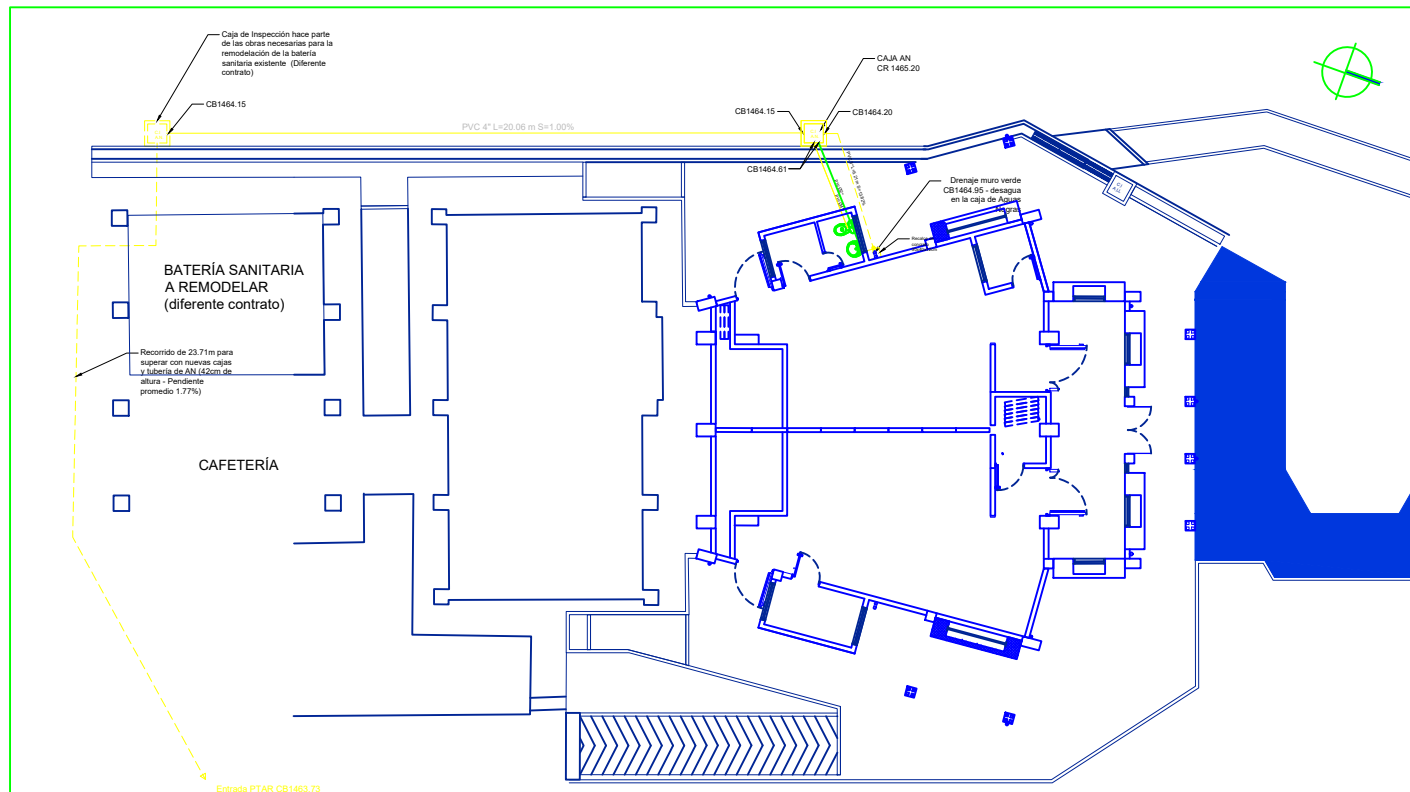


3 / 3

SCBHVJLINVSOHQH

UTP
Universidad Tecnológica
de Pereira

Jardín Botánico
Universidad Tecnológica de Pereira

PROYECTO:
SALA AUDIOVISUAL
DEL JARDIN
BOTANICO DE LA
UTP

DISEÑO ARQUITECTÓNICO
JUAN CARLOS MARTINEZ
Mód. 17708 - 42748 Carrera
ARQUITECTO I+D+I
ESPECIALISTA D.A.T.U.
UNIVERSITARIO

Vo. Bo UTP

SELLOS /
OBSERVACIONES /
MODIFICACIONES

CONTENIDO:
PLANTA GENERAL
DETALLE DE
INSTALACIÓN DE CAJAS
Y APARATOS
DETALLE DE
INSTALACIÓN DE
TUBERÍA BAJO RASANTE

DISEÑO HIDROSANITARIO DE
DRENAGE RESIDUAL
Ingeniera Civil
MARIA PAULA FRANCO
Matrícula Profesional
66202-092847 RIS

ESCALA: 1:50
FECHA: Agosto 02 de 2019

HIDROSANITARIOS
3 / 3