


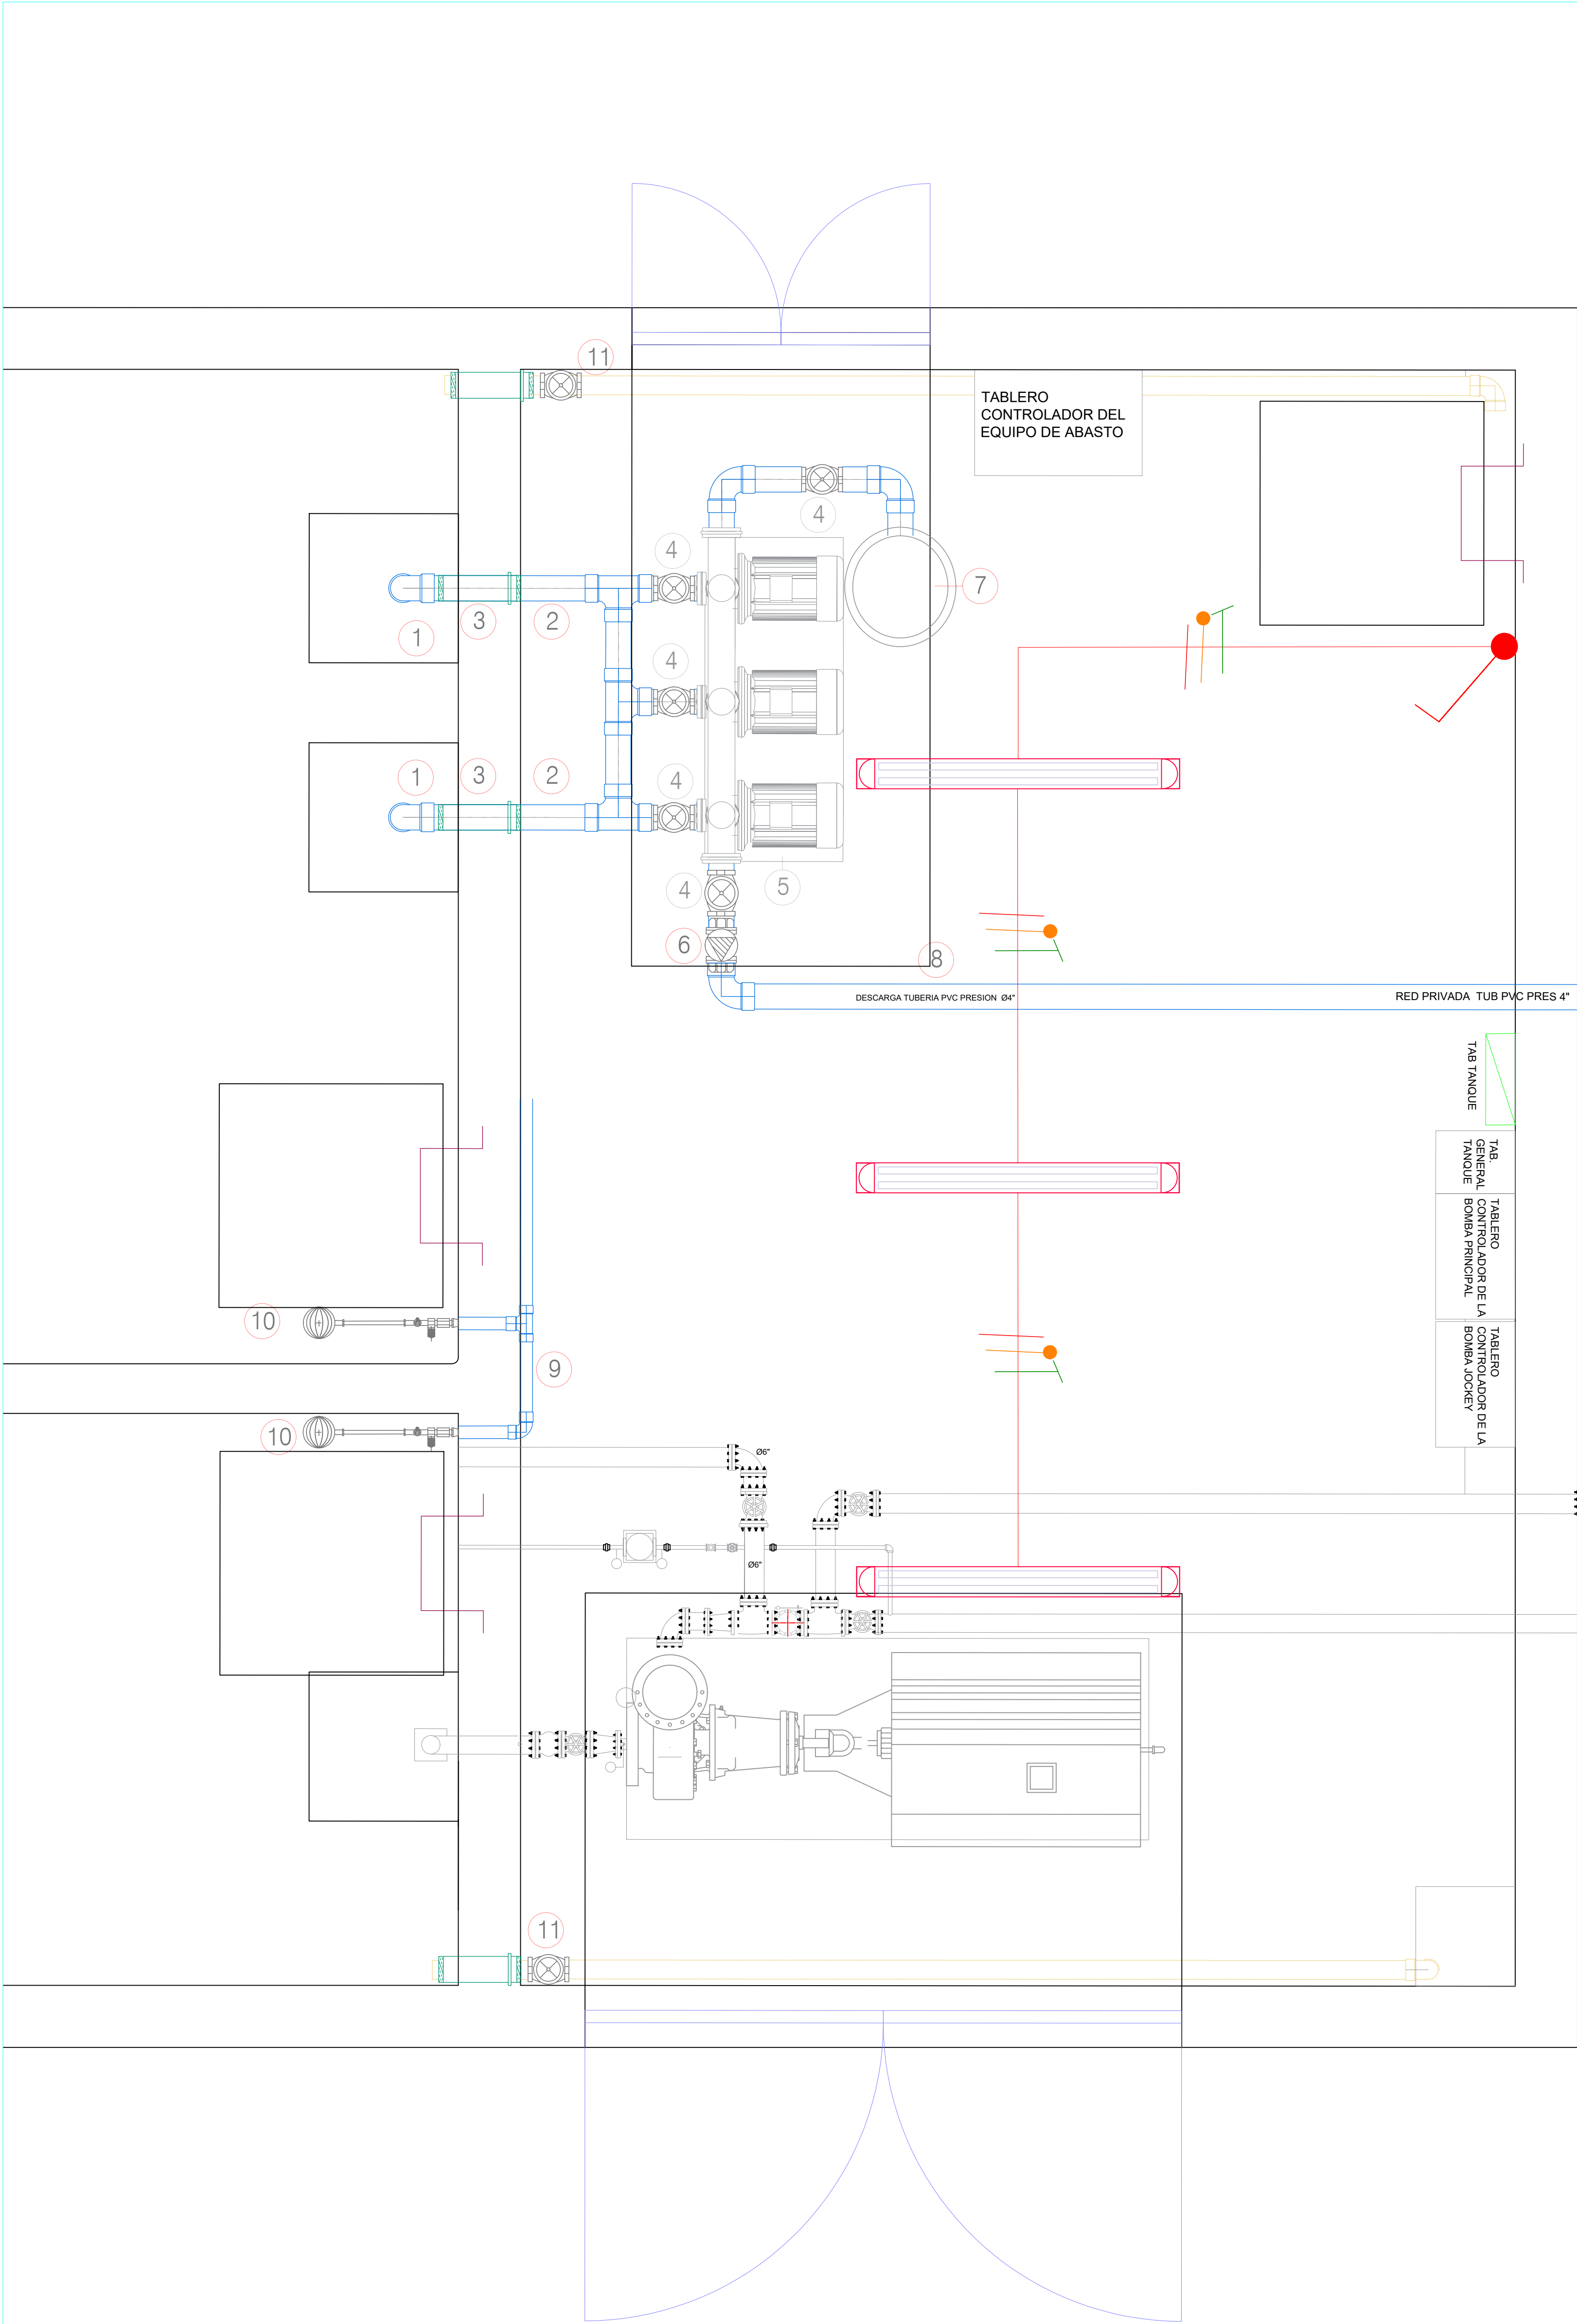

SIMBOLOS CONVENCIONES

- 205403E3000 IT100AQ LENS E10 1260X120X82 2 LED-LT8 1850 Lm
- 312306 E1004 HIGHBAY PRO 60 ILTEC REFLECTOR
- BLOCK LENS 2L11 60.5X60.5X60, 73W, 6570Lm, 2LED-LINE1R2FT, 31W
- REFLECTOR ROLLALFA AREA LED1 69.6W 9924Lm, 3000K LAMPARA 128 LEDS FAST FLEX
- BALA NEPTUNO LENS11 110X125X60 ILTEC, 8W
- SWITCH 1INTERRUPTOR, CONTROL RAMAL C
- SWITCH DOBLE INTERRUPTOR, CONTROL RAMAL A
- LUZ DE EMERGENCIA
- SEÑAL DE SALIDA
- SENSOR DE MOVIMIENTO CONTROL DE ENCENDIDO
- T= TABLERO -1 NIVEL MENOS
- MICR= 4 PRIMERAS LETRAS DEPENDENCIA C22B= CIRCUITO 22CONTROL ZONA D
- TIERRA, NEUTRO, FASE CIRCUITO 120Vac

61 | 60

PLANO ELE

PROYECTO:
CENTRO DE DESARROLLO TECNOLÓGICO CON ENFOQUE EN AGROINDUSTRIA

CDTA

LOCALIZACIÓN:

CONTENIDO:
PLANTA NIVEL 3
DISEÑO ELÉCTRICO ILUMINACION NIVEL 3

DISEÑADOR
ING. FRANCISCO JAVIER NAVARRO
MATRÍCULA: CL-205-1013 CALDAS

REVISÓ:
ING. JULIAN DAVID ARIAS VÉLEZ
Matrícula QN205-127348

MODIFICACIONES:
No - DD/MM/AAAA - MODIFICACIÓN

No.	Fecha	Descripción	Quién revisa o modifica
1	26/05/2024	AJUSTE	JDAV

NOMBRE DEL ARCHIVO:
6.1. DIAGRAMA UNIFILAR.dwg

FECHA:
JULIO 2024

ESCALA:
1:75

PLANO ELE 09 | 19