

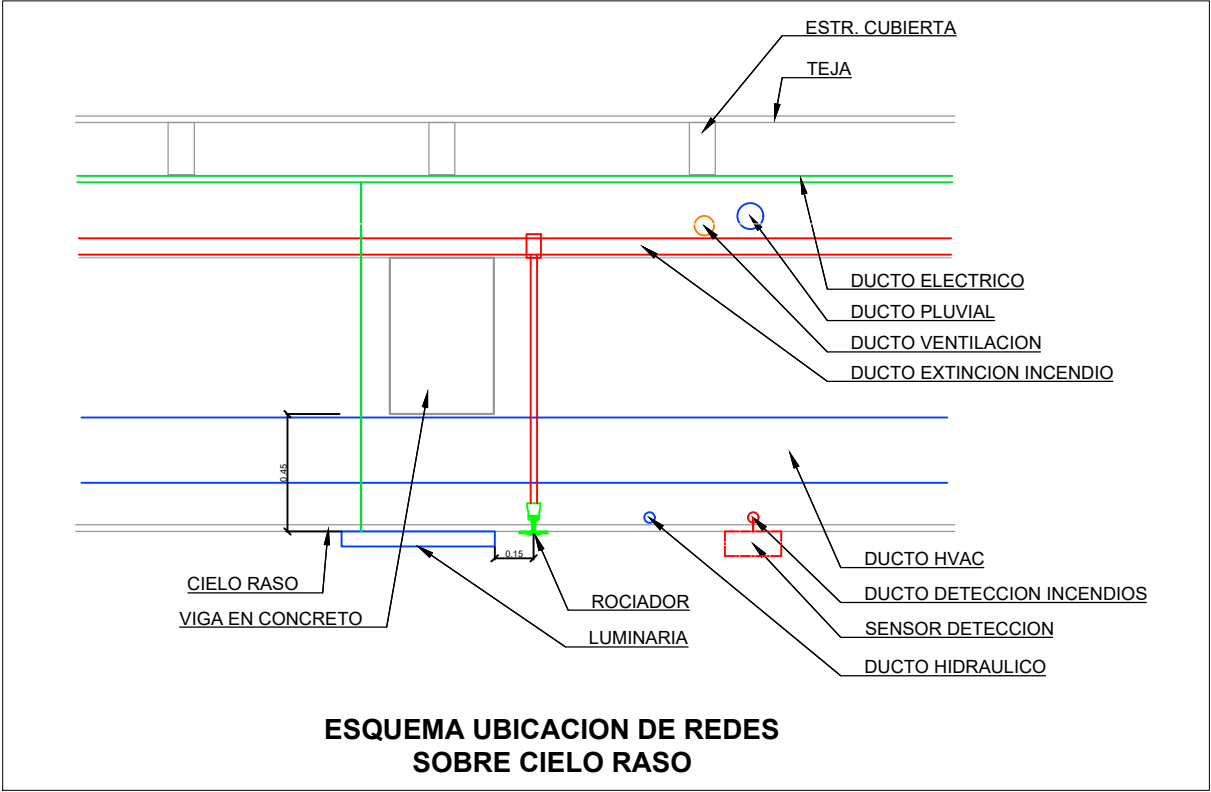


PLANTA RED SANITARIA Y PLUVIAL

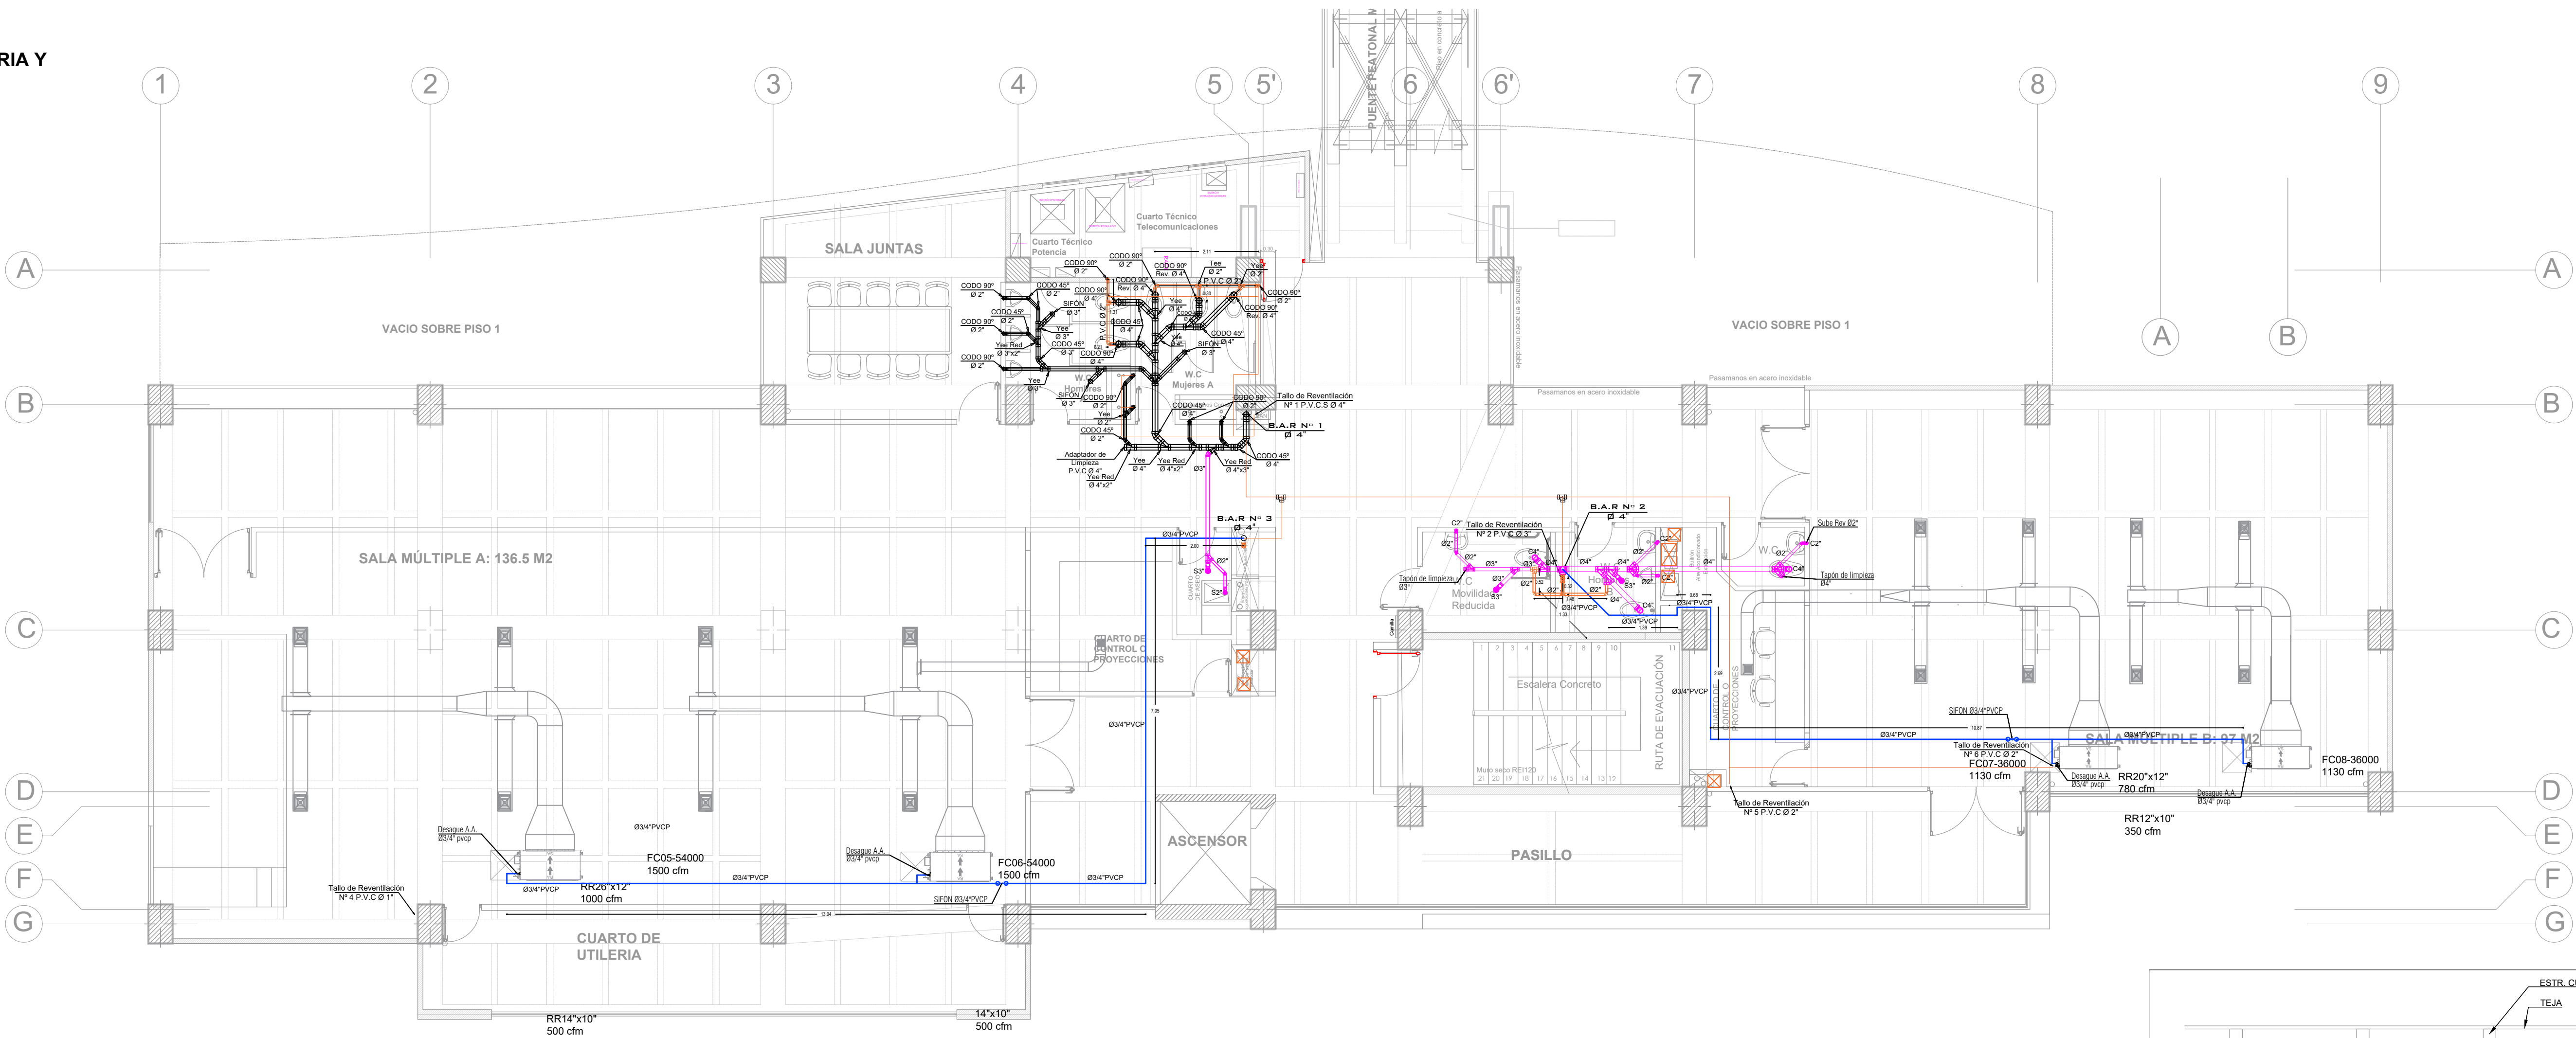


PLANTA RED HIDRÁULICA

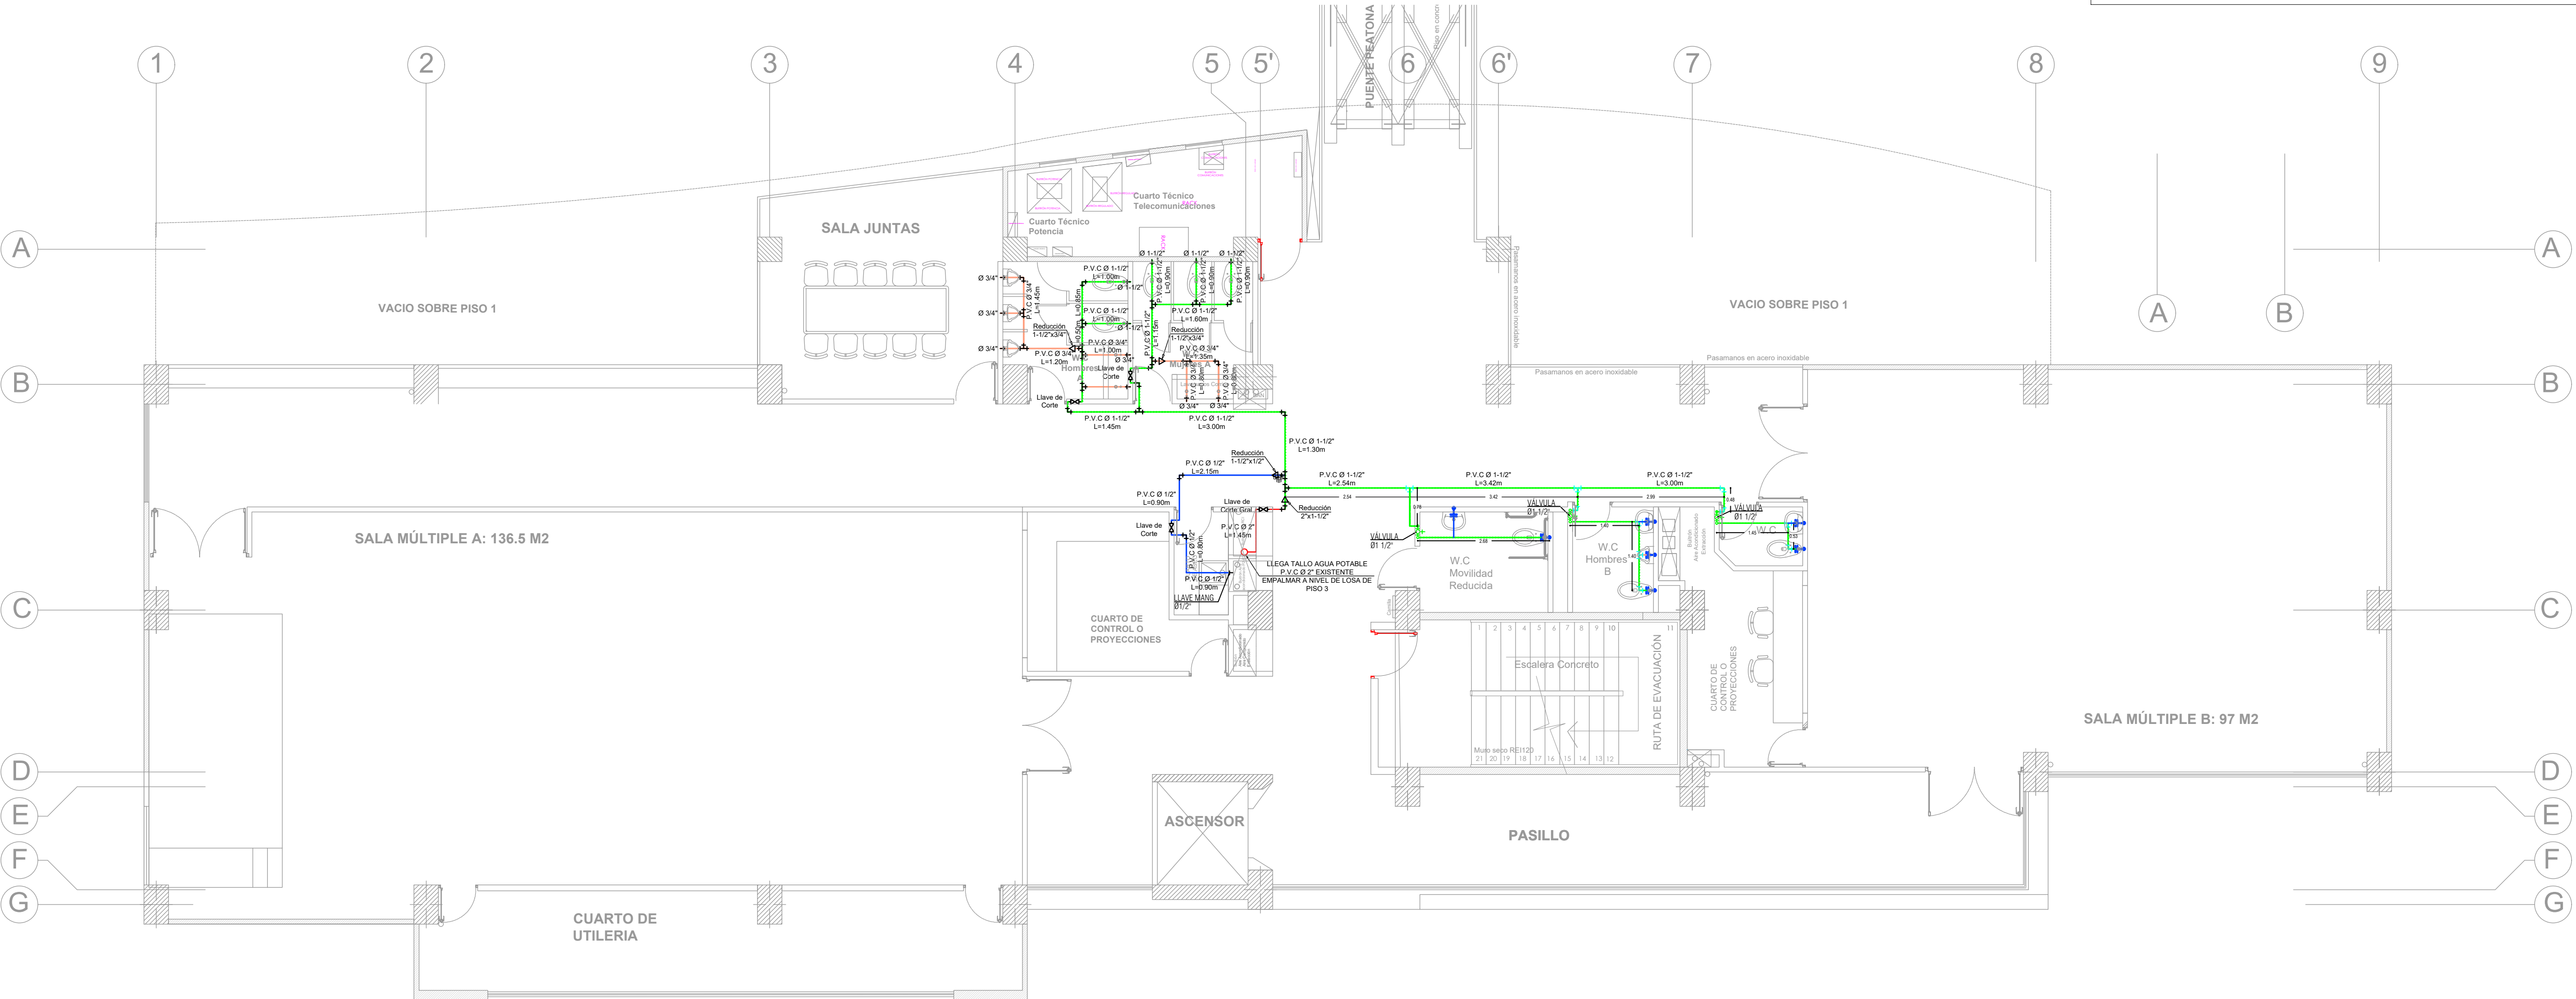

PROYECTO:  
CENTRO DE  
DESARROLLO TECNOLÓGICO  
CON ENFOQUE EN  
AGROINDUSTRIA

CDTA

LOCALIZACIÓN:

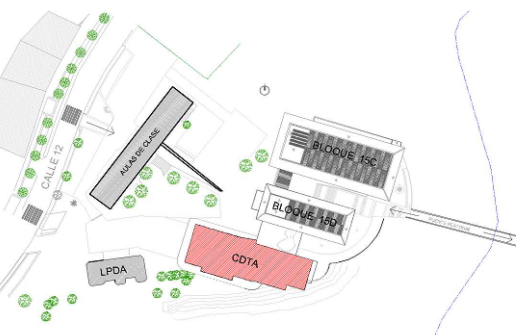

CONTENIDO:

PLANTA TERCER NIVEL  
RED HIDROSANITARIA

DISEÑADOR



ING. JUAN CARLOS HURTADO M

REVISÓ:

ING CARLOS HUGO GIL ESCOBAR  
Matrícula N° 63202-087076 GND

MODIFICACIONES:  
No - DDMMAAAA - MODIFICACION

No.	Fecha	Descripción	Quién revisa o modifica
1	20/05/2024	AJUSTE	CHGE

NOMBRE DEL ARCHIVO:  
20240624\_HIDROSANITARIOS CDTA UTP -  
record-05-05-23.dwg

FECHA:  
JULIO 2024

ESCALA:  
1:75