



PROYECTO:
CENTRO DE
DESARROLLO TECNOLÓGICO
CON ENFOQUE EN
AGROINDUSTRIA

CDTA

LOCALIZACIÓN:



CONTENIDO:

PLANTA NIVEL 3

DISEÑO ELÉCTRICO
ILUMINACION NIVEL 3

DISEÑADOR

ING. FRANCISCO JAVIER NAVARRO
MATRÍCULA: CL-205-1013 CALDAS

REVISÓ:

ING. JULIAN DAVID ARIAS VELEZ
Matrícula QN205-127348

MODIFICACIONES:
No - DDM/MAAAV - MODIFICACIÓN

No.	Fecha	Descripción	Quién revisa o modifica
1	26/05/2024	AJUSTE	JDAV


NOMBRE DEL ARCHIVO:

6.1. DIAGRAMA UNIFILAR.dwg


FECHA:
JULIO 2024

ESCALA:
1:75

SIMBOLOS CONVENCIONES

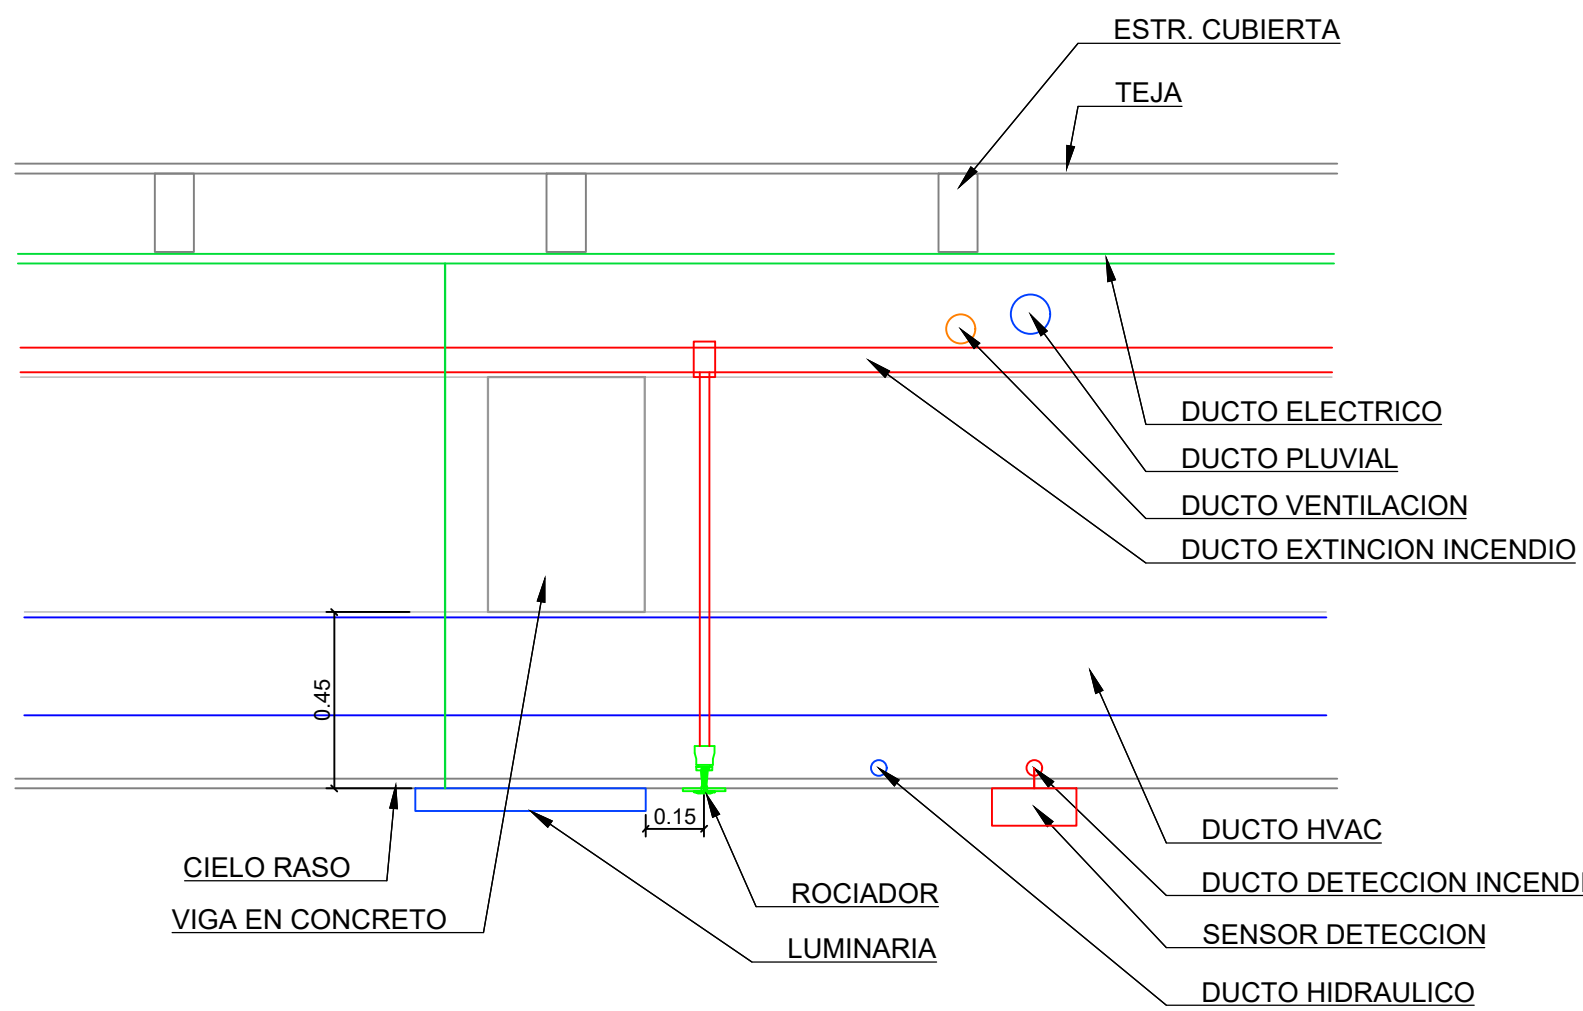

ESQUEMA UBICACION DE REDES SOBRE CIELO RASO

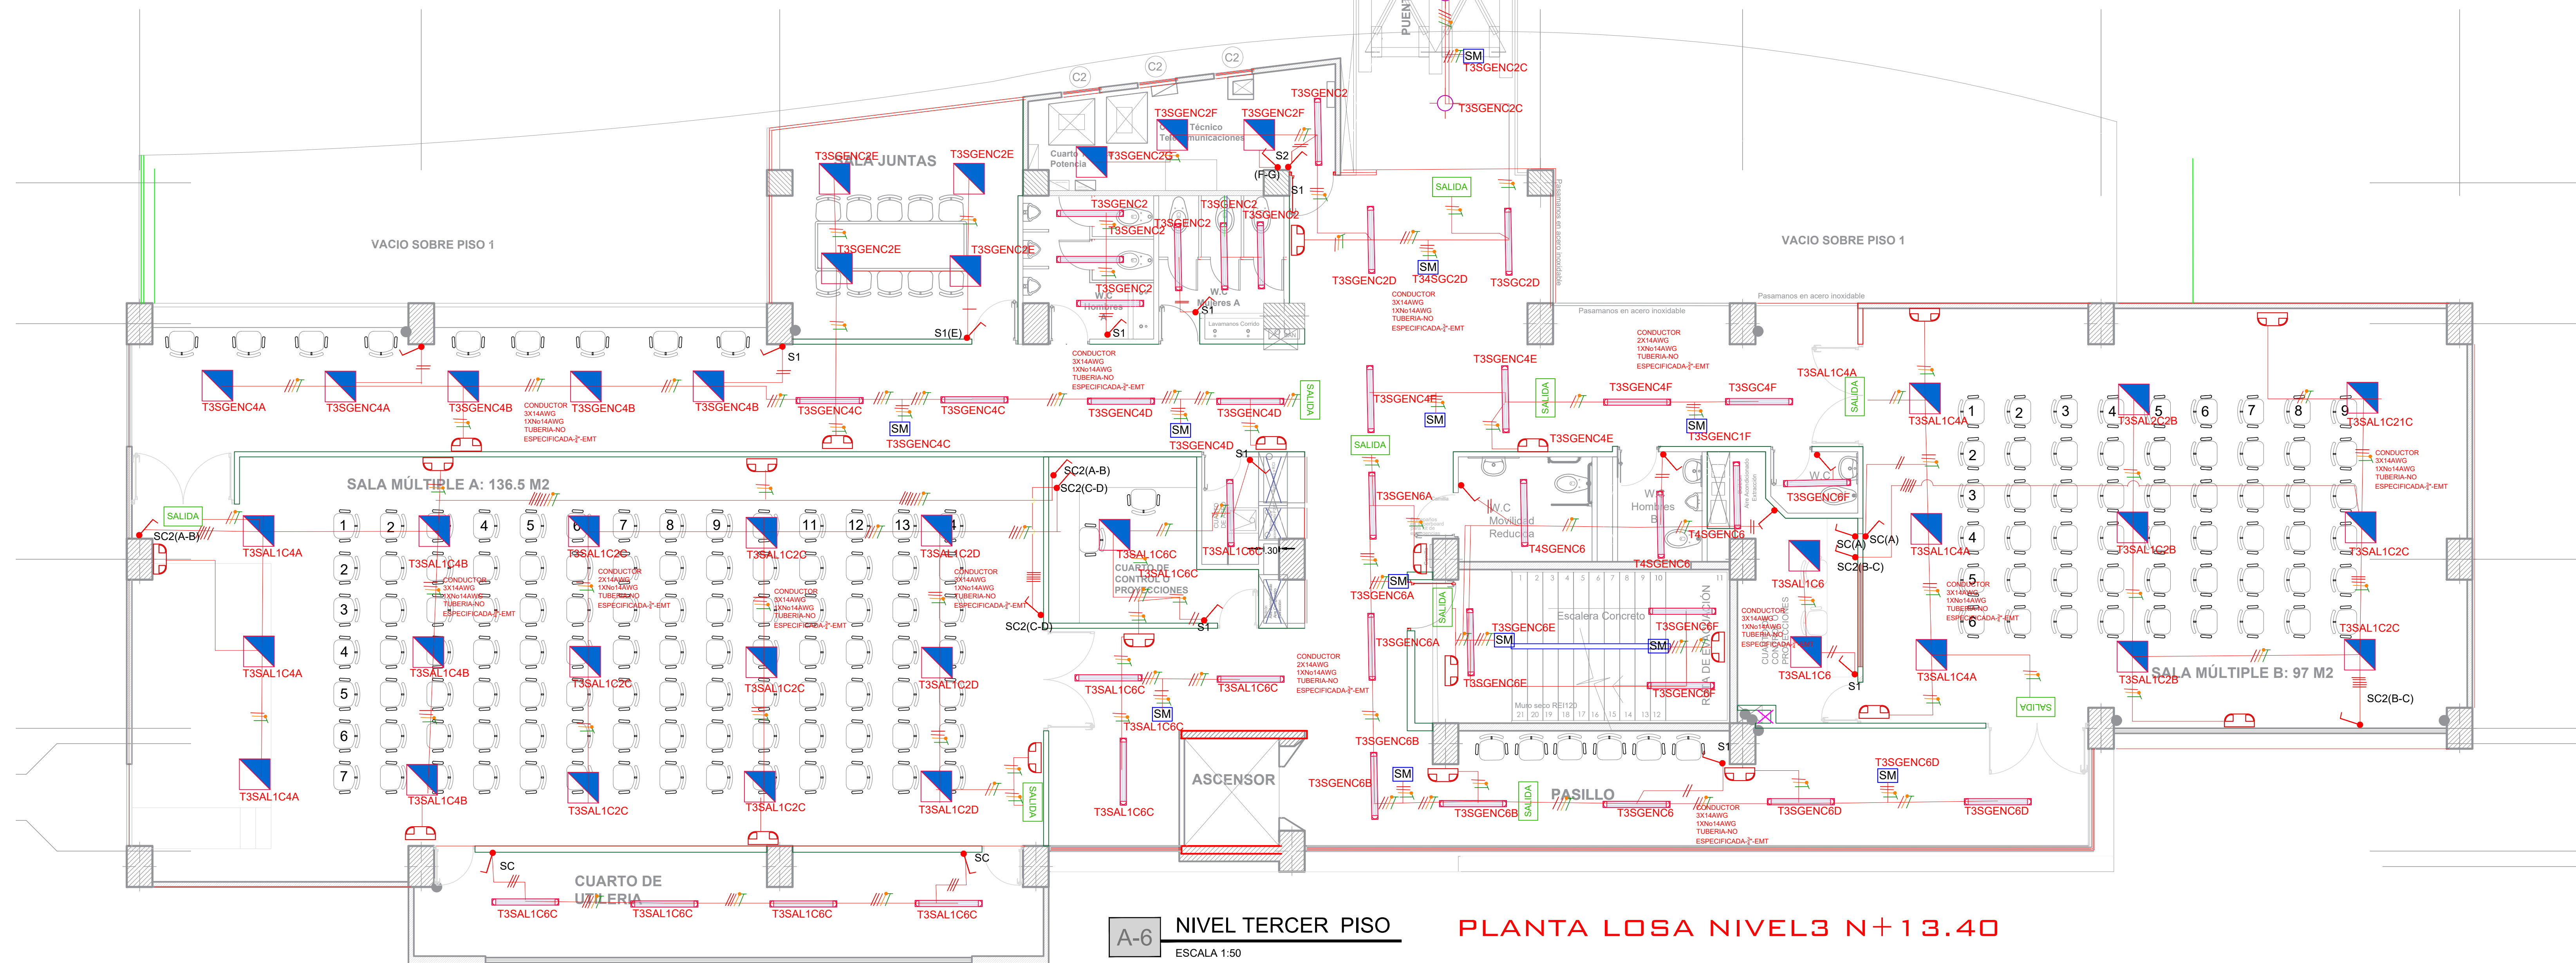

A-6 NIVEL TERCER PISO
ESCALA 1:50

PLANTA LOSA NIVEL3 N+13.40