



LOCALIZACIÓN

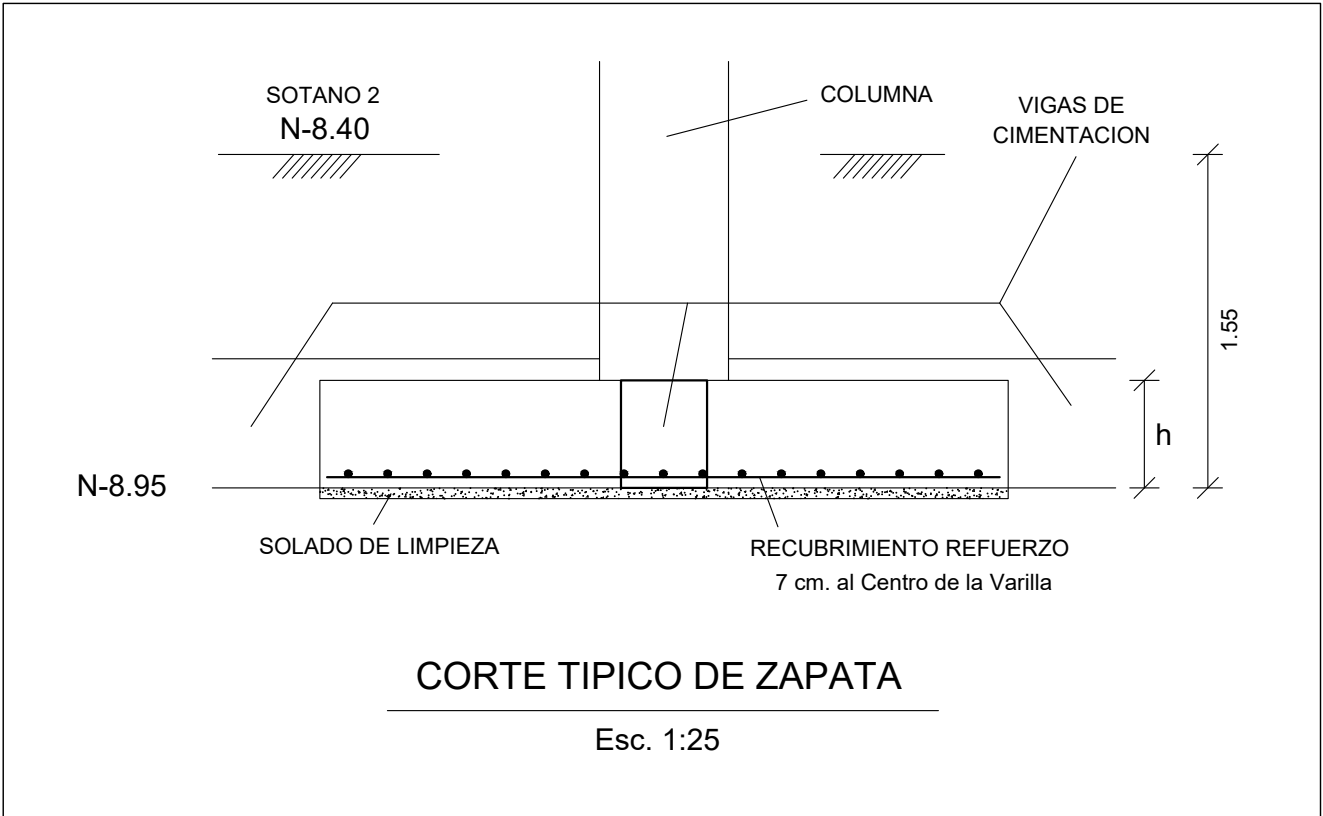

PLANTA GENERAL  
ESC:1:200

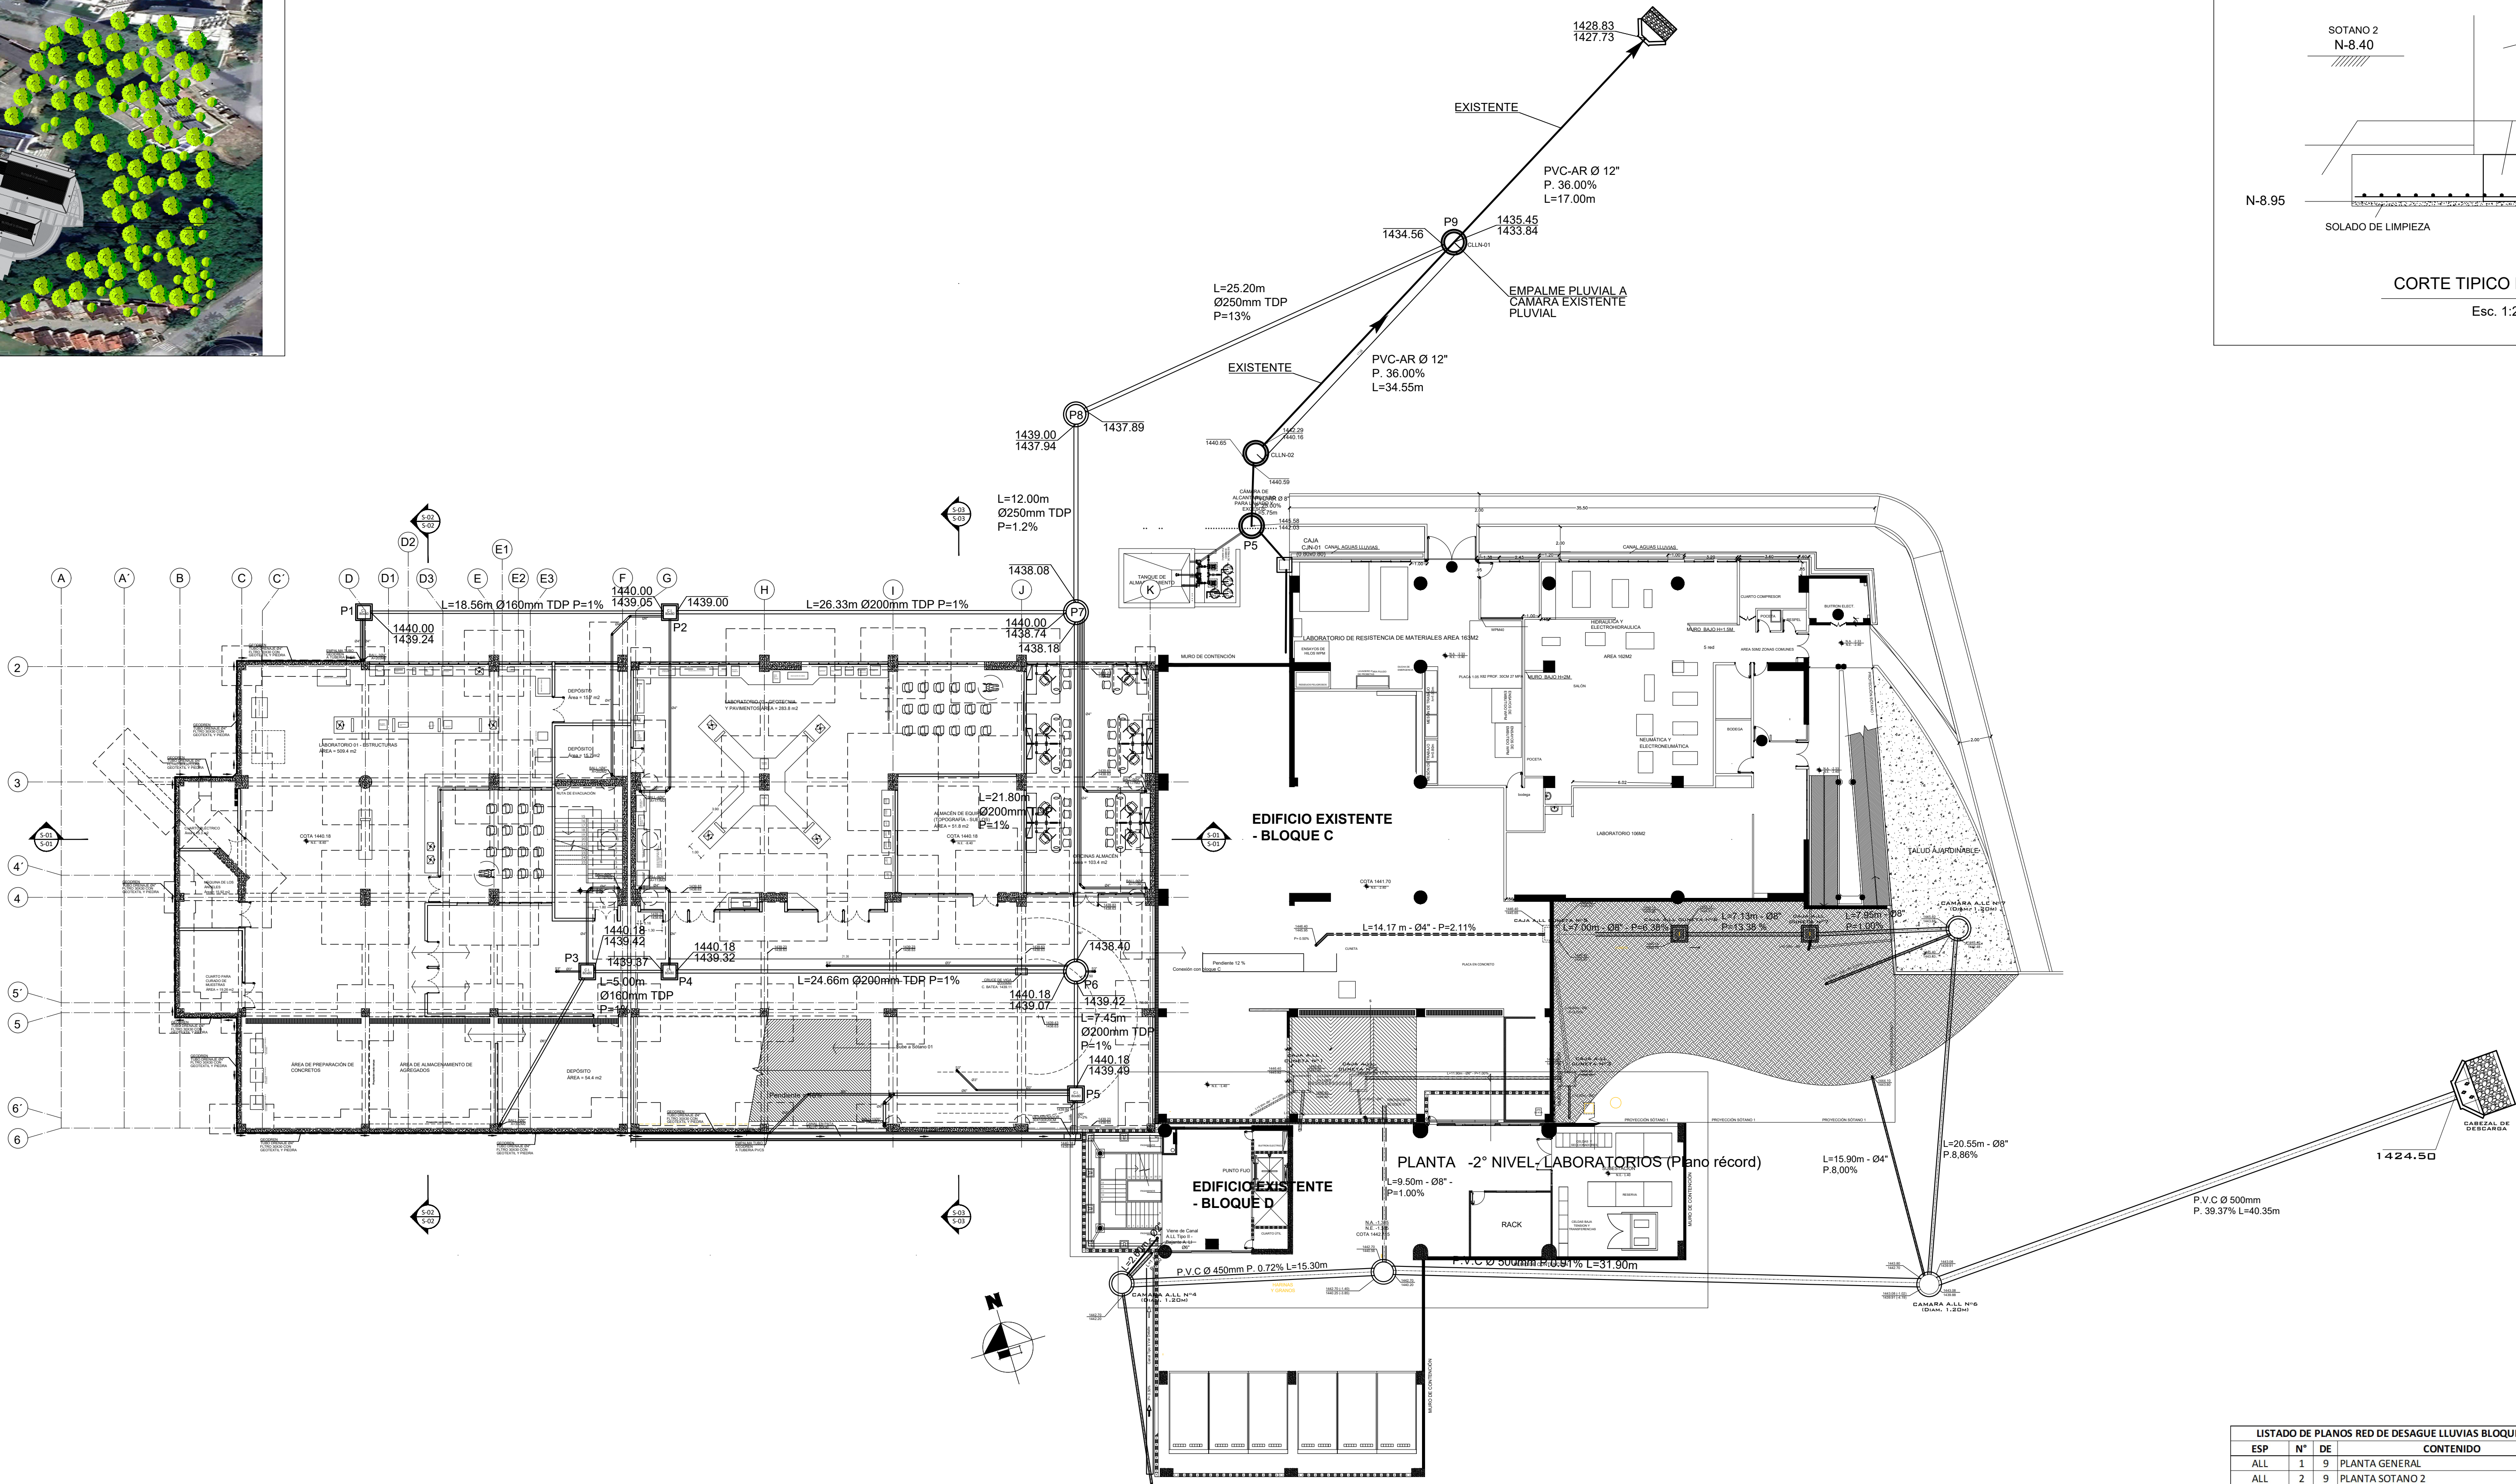


Nombre: LUIS FERNANDO GAVIRIA TRUJILLO  
Cédula de ciudadanía: 10.098.659  
Representante Legal

OFICINA DE PLANEACIÓN:

SUPERVISOR:  
ARG. JULIÁN ANDRÉS CÁRDENAS MORALES  
Matrícula N° A20990010

IMPLANTACIÓN

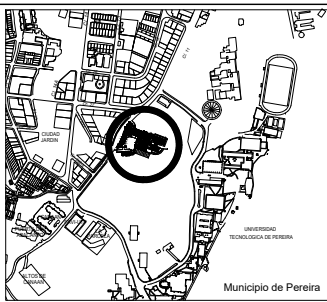

REVISIONES

FECHA	REVISIÓN	RESPONSABLE	FIRMA

NOTAS

NOMBRE DEL PROYECTO :

CONSTRUCCIÓN DE LA INFRAESTRUCTURA PARA AMPLIACION DE LA COBERTURA EN AULAS, LABORATORIOS Y AREAS ADMINISTRATIVAS EN LA UNIVERSIDAD TECNOLÓGICA DE PEREIRA (UTP) PEREIRA

NOMBRE DEL ARCHIVO:

20231205\_ALL\_B15B\_UTP\_DESAGUE\_PLUVIAL.dwg


DISEÑO HIDROSANITARIO:

*[Signature]*

ING CARLOS HUGO GIL ESCOBAR  
Matrícula N° 63202-08706 QND

LISTADO DE PLANOS RED DE DESAGUE LLUVIAS BLOQUE 15B			
ESP	N°	DE	CONTENIDO
ALL	1	9	PLANTA GENERAL
ALL	2	9	PLANTA SOTANO 2
ALL	3	9	PLANTA SOTANO 1
ALL	4	9	PLANTA PISO 1
ALL	5	9	PLANTA PISO 2
ALL	6	9	PLANTA PISO 3
ALL	7	9	PLANTA PISO 4
ALL	8	9	PLANTA CUBIERTA
ALL	9	9	DETALLES

CONVENCIONES

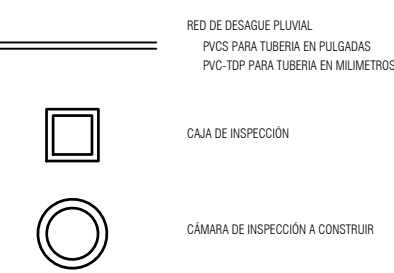

CONTIENE:

PLANTA SÓTANO 2

FECHA :  
27 - 09- 2023

ESCALA :  
1 : 200

PLANO No:

01 DE 09

SERIE:

ALL

ALL  
BLOQUE 15-B