


LOCALIZACIÓN

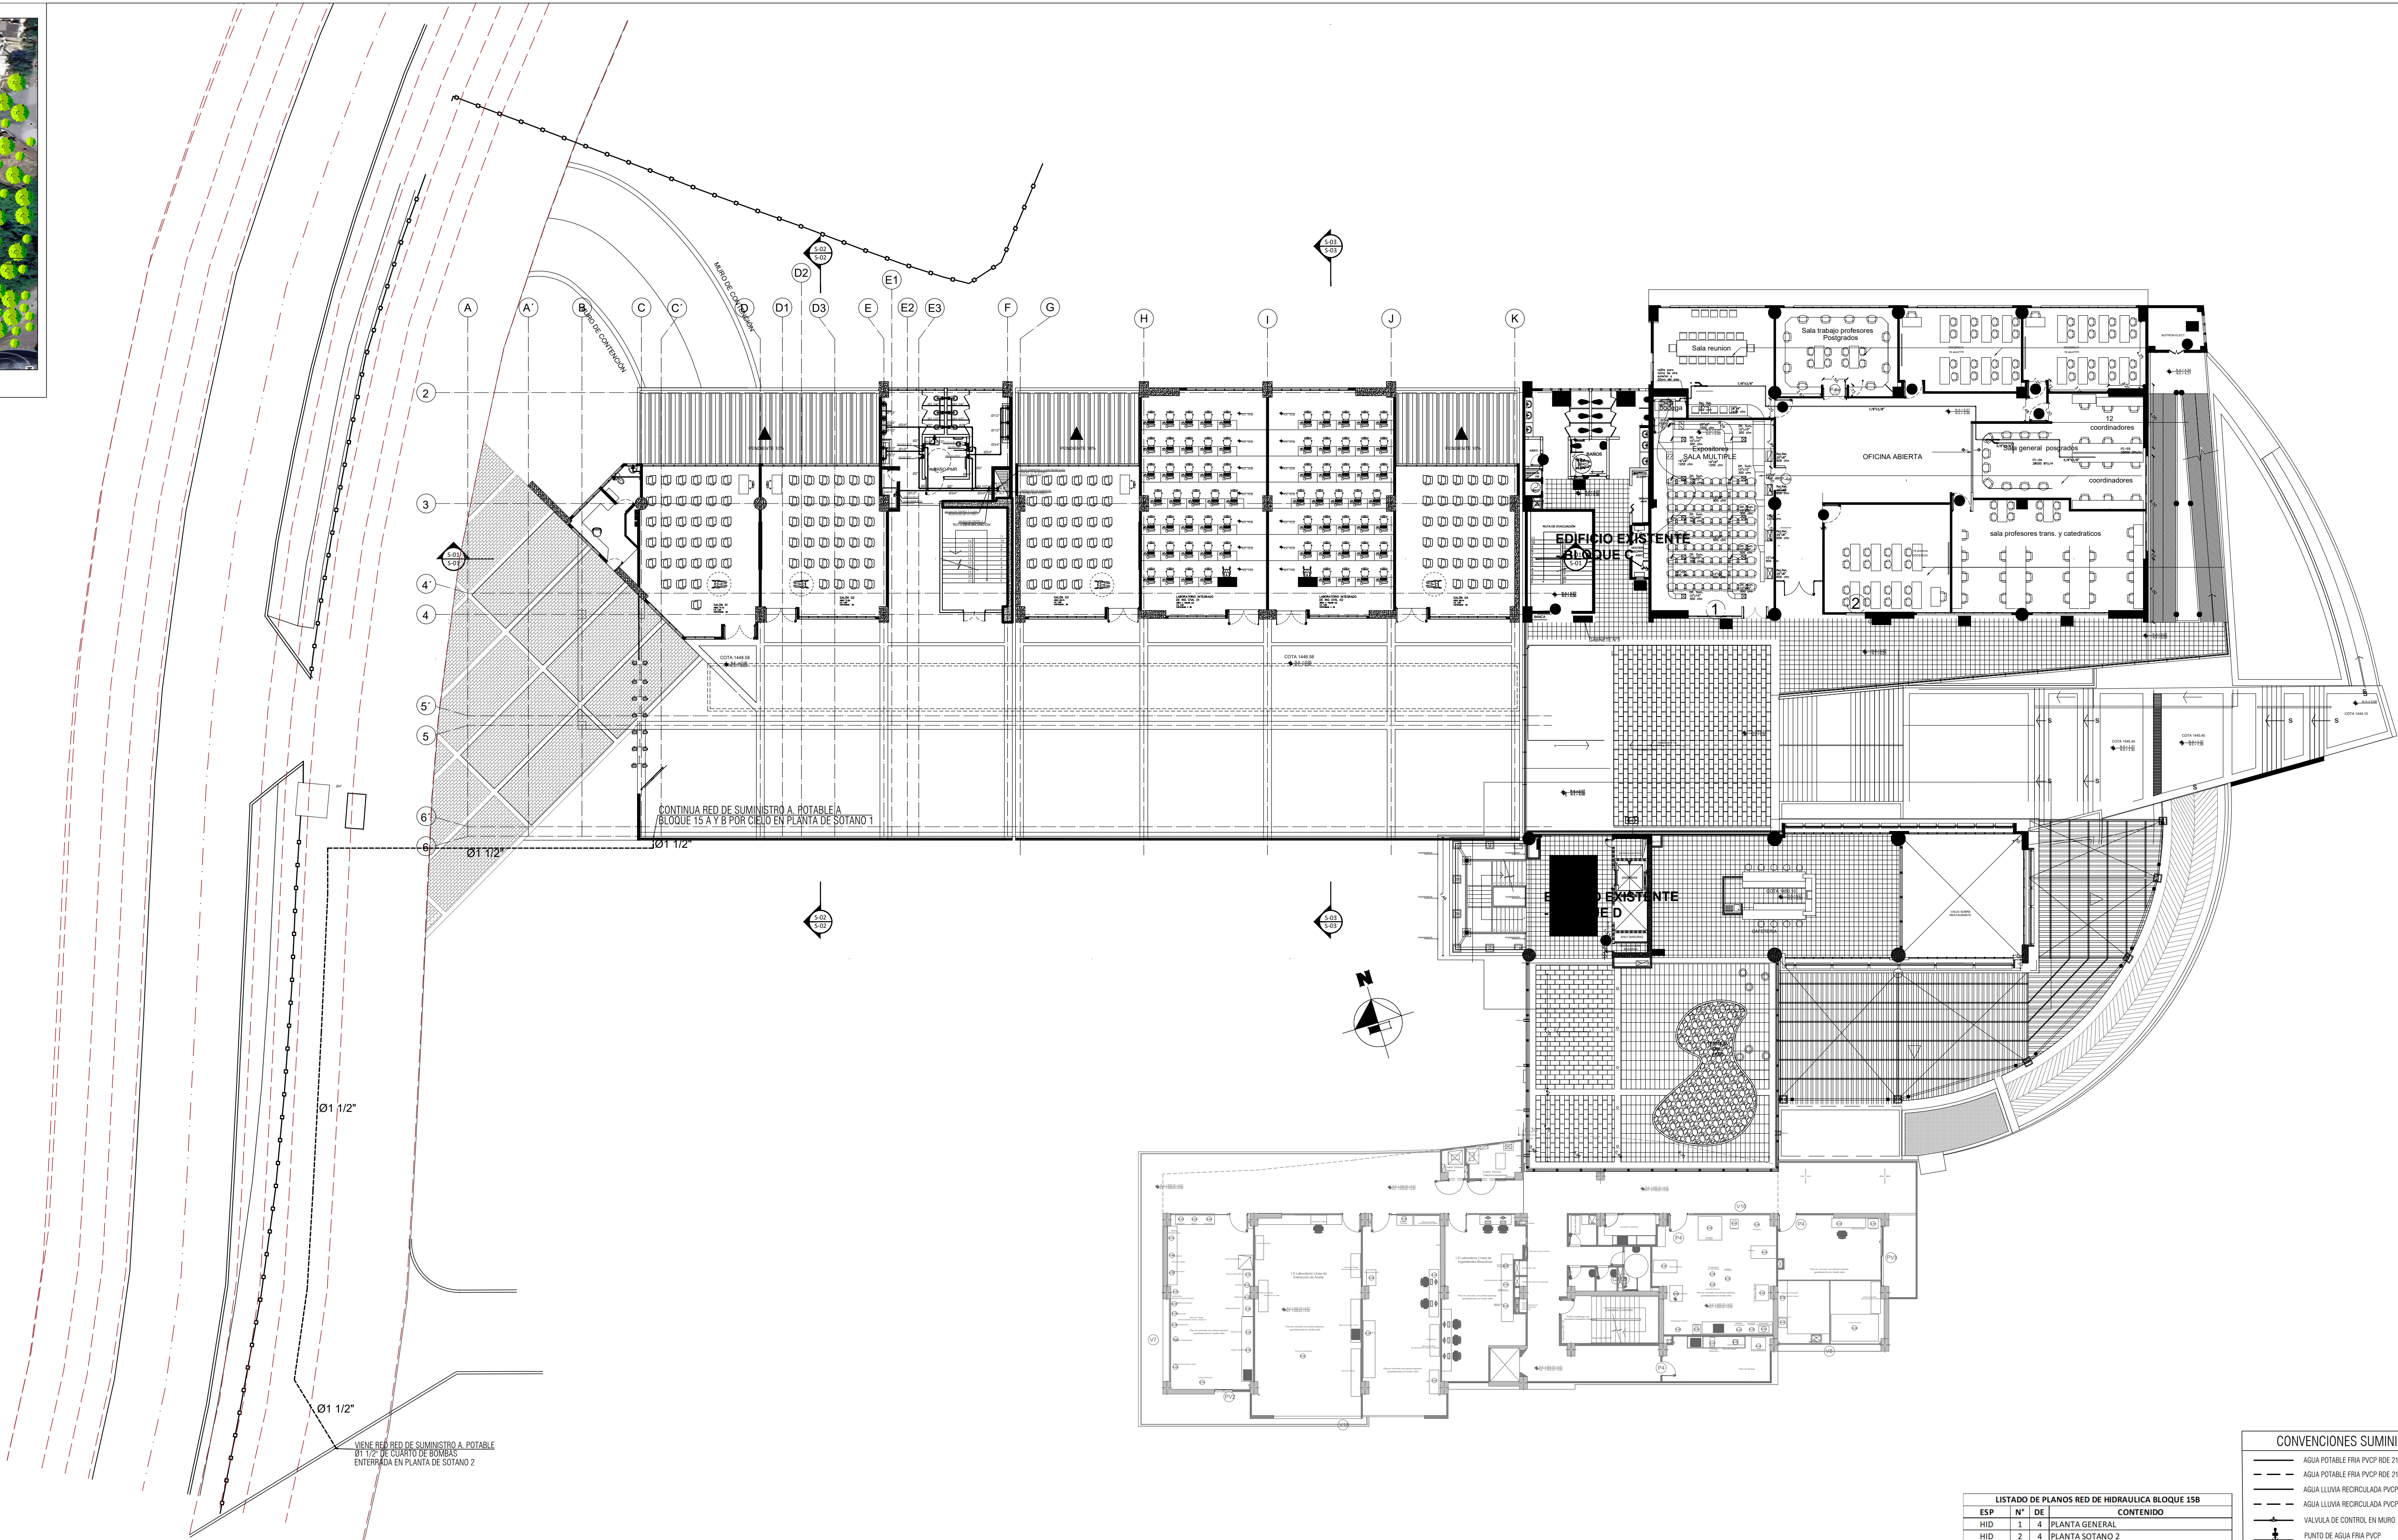


PLANTA GENERAL  
ESC:1:200



Nombre: LUIS FERNANDO GAVIRIA TRUJILLO  
Cédula de ciudadanía: 10.098.659  
Representante Legal

OFICINA DE PLANEACIÓN:

IMPLANTACIÓN

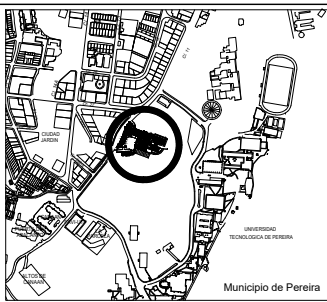

SUPERVISOR:  
ARQ. JULIÁN ANDRÉS CÁRDENAS MORALES  
Matrícula N° A20990010

REVISIONES

FECHA	REVISIÓN	RESPONSABLE	FIRMA

NOTAS

NOMBRE DEL PROYECTO :

CONSTRUCCIÓN DE LA INFRAESTRUCTURA PARA AMPLIACION DE LA COBERTURA EN AULAS, LABORATORIOS Y AREAS ADMINISTRATIVAS EN LA UNIVERSIDAD TECNOLÓGICA DE PEREIRA (UTP) PEREIRA

NOMBRE DEL ARCHIVO:

20230927\_HID\_BLI15B\_UTP\_SUMINISTRO.dwg

DISEÑO HIDROSANITARIO:

*[Handwritten signature]*

ING CARLOS HUGO GIL ESCOBAR  
Matrícula N° 63202-087076 QND

CONTIENE:

ESP	N°	DE	CONTENIDO
HID	1	4	PLANTA GENERAL
HID	2	4	PLANTA SÓTANO 2
HID	3	4	PLANTA SÓTANO 1
HID	4	4	ESQUEMA VERTICAL DETALLES

FECHA :  
27 - 09- 2023

ESCALA :  
1 : 75

PLANO No:

01 DE 04

SERIE:

HID

CONVENCIONES SUMINISTRO	
—	AGUA POTABLE FRIA PVC/P RDE 21 POR CIELO
- - -	AGUA POTABLE FRIA PVC/P RDE 21 POR PISO
- . - . -	AGUA LLUVIA RECICLADA PVC/P RDE 21 POR CIELO
- . - . -	AGUA LLUVIA RECICLADA PVC/P RDE 21 POR PISO
+	VALVULA DE CONTROL EN MURO
+	PUNTO DE AGUA FRIA PVC/P
—	RED PRIVADA EXISTENTE PVC/P RDE 21

**HID**  
**BLOQUE 15-B**