



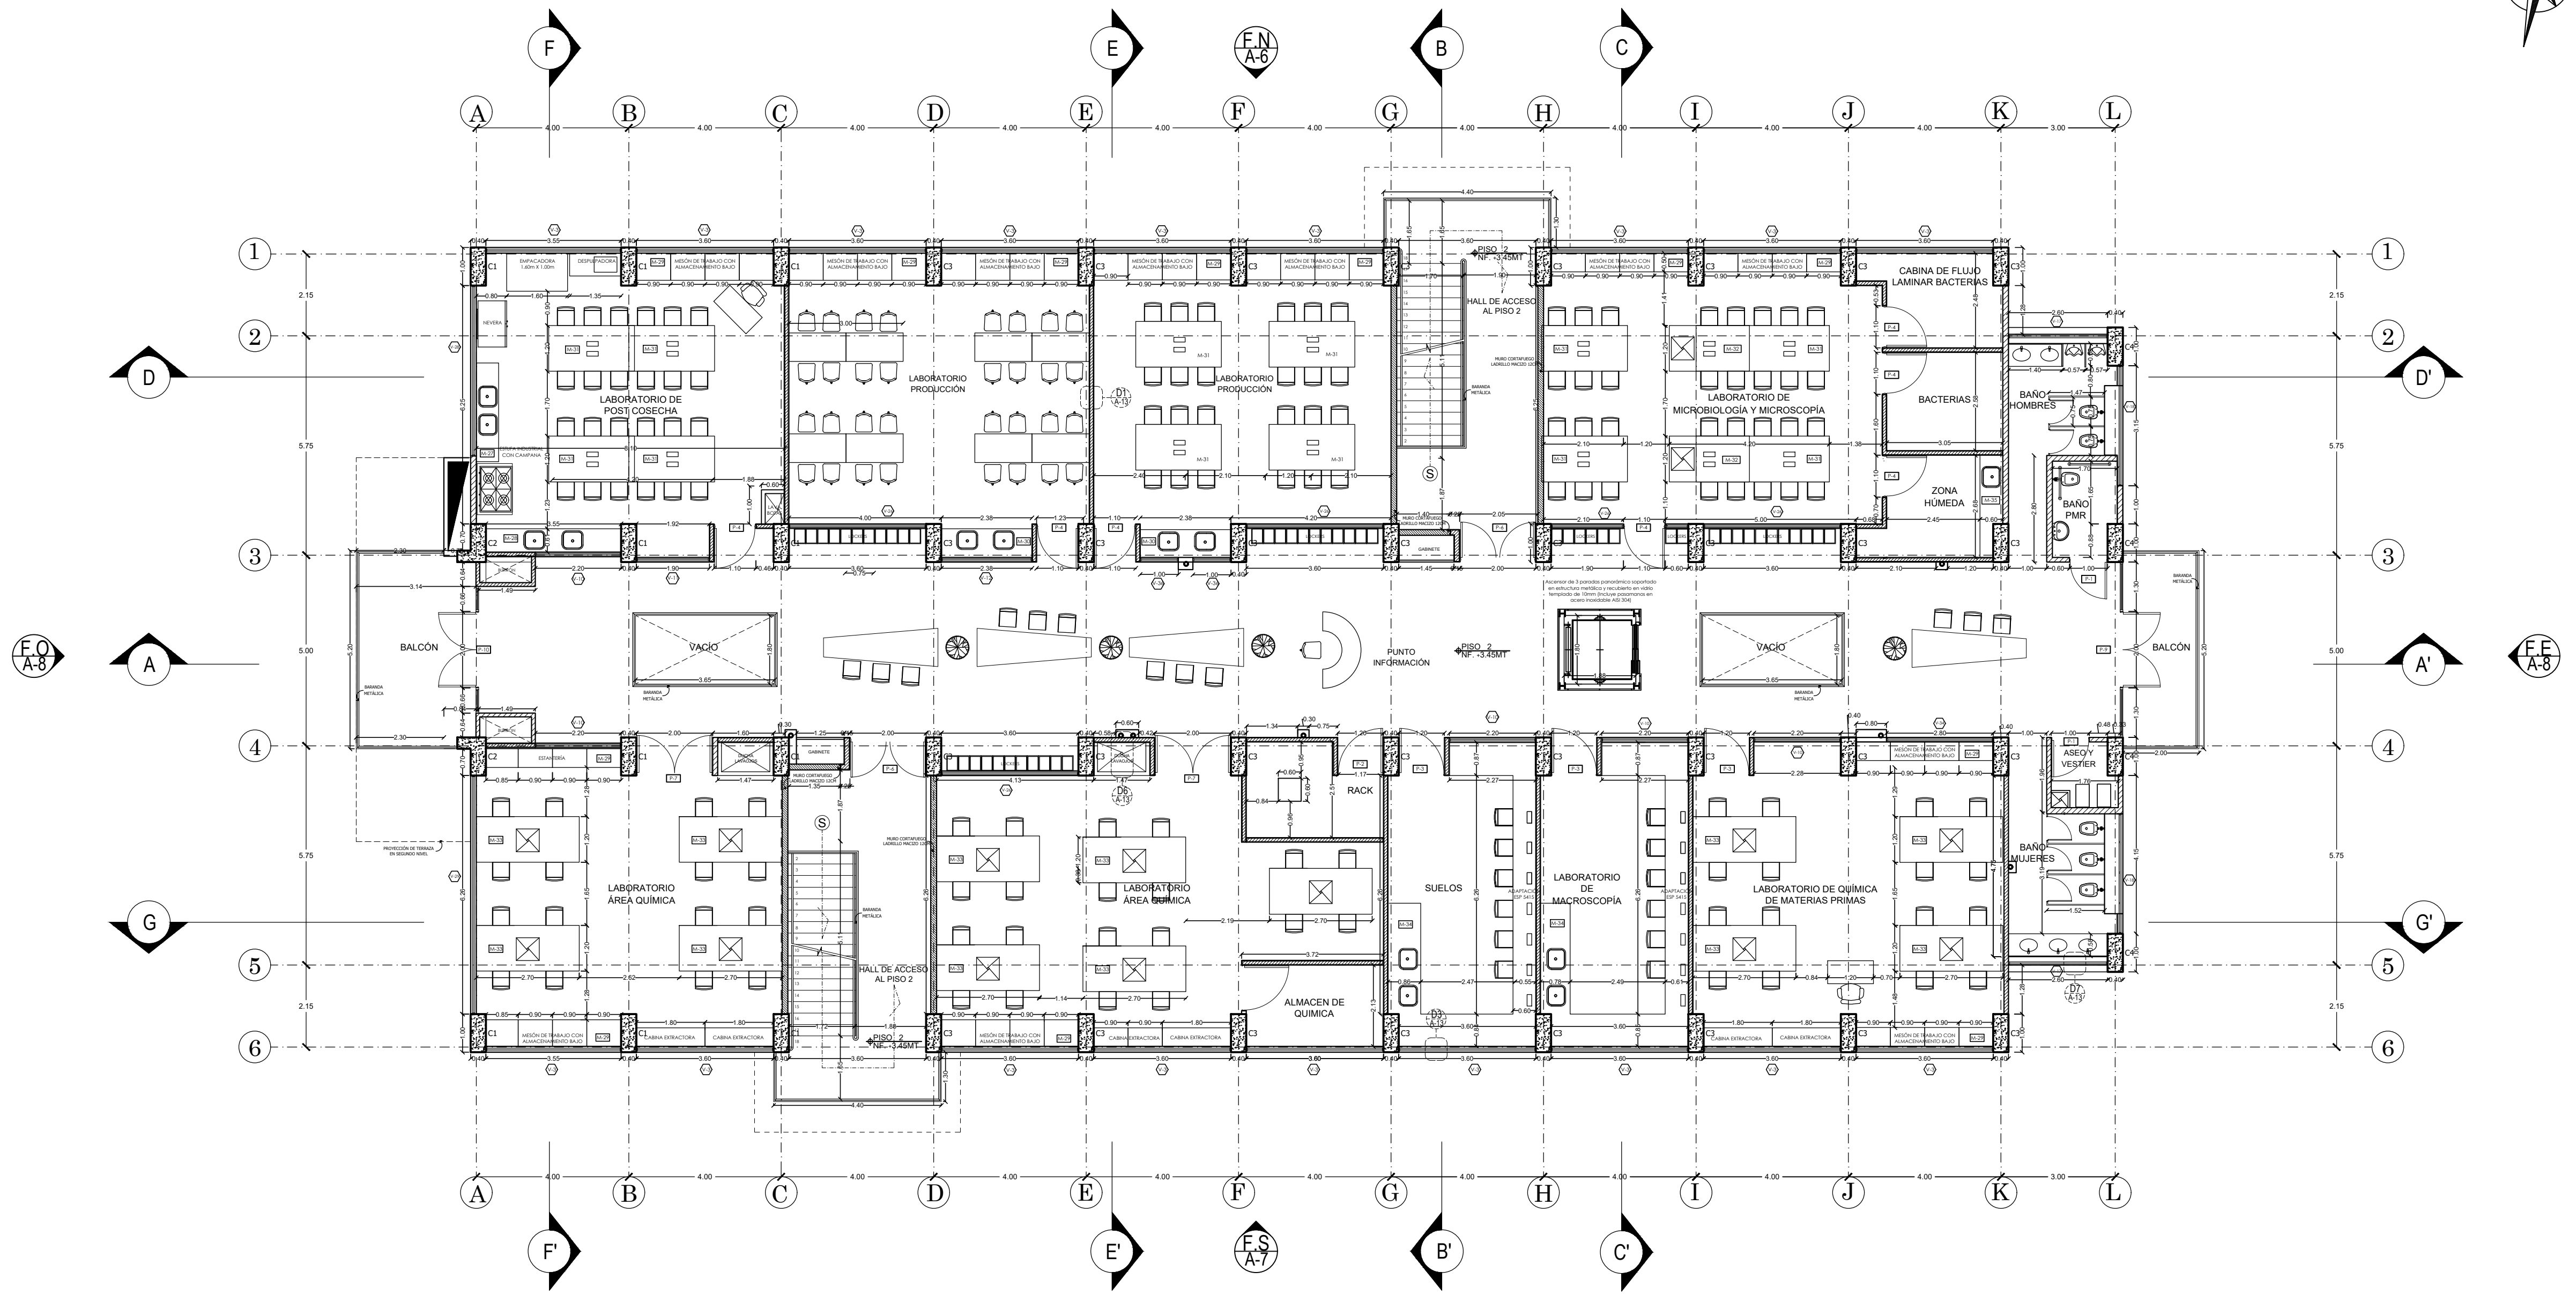

PLANTA PISO 2

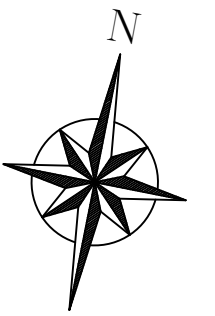

PROYECTO: LABORATORIOS MULTIFUNCIONALES UNIVERSIDAD TECNOLÓGICA DE PEREIRA.	DISEÑO: KATHERINE RODRIGUEZ MEJIA Mat.prof. 25295 CDS Arquitecta COLABORADORES: JHON EDWIN VÉLEZ GONZÁLEZ Arquitecto	DISEÑO ESTRUCTURAL: ING. JAIME IDARRAGA MARIN Mat.prof. 25295 CDS DISEÑO HIDROSANITARIO: ING. LUIS GONZAGA MONTES GALVIS Mat.prof. 17202-81186 CDS DISEÑO ELÉCTRICO: ING. PABLO A MORALES JARAMILLO Mat.prof. 205-76207CDS	DIBUJO: JHON EDWIN VÉLEZ GONZÁLEZ Arquitecto MODIFICACIONES: DISEÑO BAMBU	CONTIENE: PLANTA ARQUITECTÓNICA NIVEL 3.45m	FECHA: JUNIO DE 2018 OCTUBRE DE 2018 - VERSIÓN 2.0 NOVIEMBRE DE 2018 - VERSIÓN 3.0 MAR DE 2019 - VERSIÓN 7.0	ARCHIVO Planos arquitectonicos y urbanismo.dwg	CONVENCIONES MURO EN SUPERBOARD MURO EN LADRILLO MACIZO MURO CORTAFUEGO EN LADRILLO MACIZO MURO BAJO EN DRYWALL h: 0.80m	FIRMA REPRESENTANTE LEGAL - UTP _____	ESCALA: 1/75 PLANO No. ARQ 3/14
---	--	---	---	--	---	--	---	---	---