




PROYECTO:
CENTRO DE
DESARROLLO TECNOLÓGICO
CON ENFOQUE EN
AGROINDUSTRIA

CDTA

LOCALIZACIÓN:

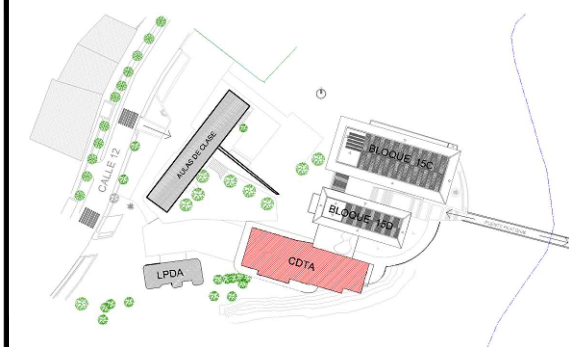

CONTENIDO:

PLANTA NIVEL 3

DISEÑO ELÉCTRICO
DETALLE CUARTO DE
REACTIVOS

DISEÑADOR

ING. FRANCISCO JAVIER NAVARRO
MATRÍCULA: CL-205-1013 CALDAS

REVISÓ:

ING. JULIAN DAVID ARIAS VÉLEZ
Matrícula QN205-127348

MODIFICACIONES:
No - DDM/AAAA - MODIFICACIÓN

No.	Fecha	Descripción	Quién revisa o modifica
1	26/05/2024	AJUSTE	JDAV

NOMBRE DEL ARCHIVO:
6.1. DIAGRAMA UNIFILAR.dwg

FECHA:
JULIO 2024

ESCALA:
1:75




PLANO

ELE

DETALLE ILUMINACIÓN CUARTO DE REACTIVOS N1

- Se reubica luminaria de emergencia
- Se instala interruptor sencillo
- Se instala en tubería EMT 3/4" sobrepuesta en muro

SÍMBOLOS CONVENCIONES

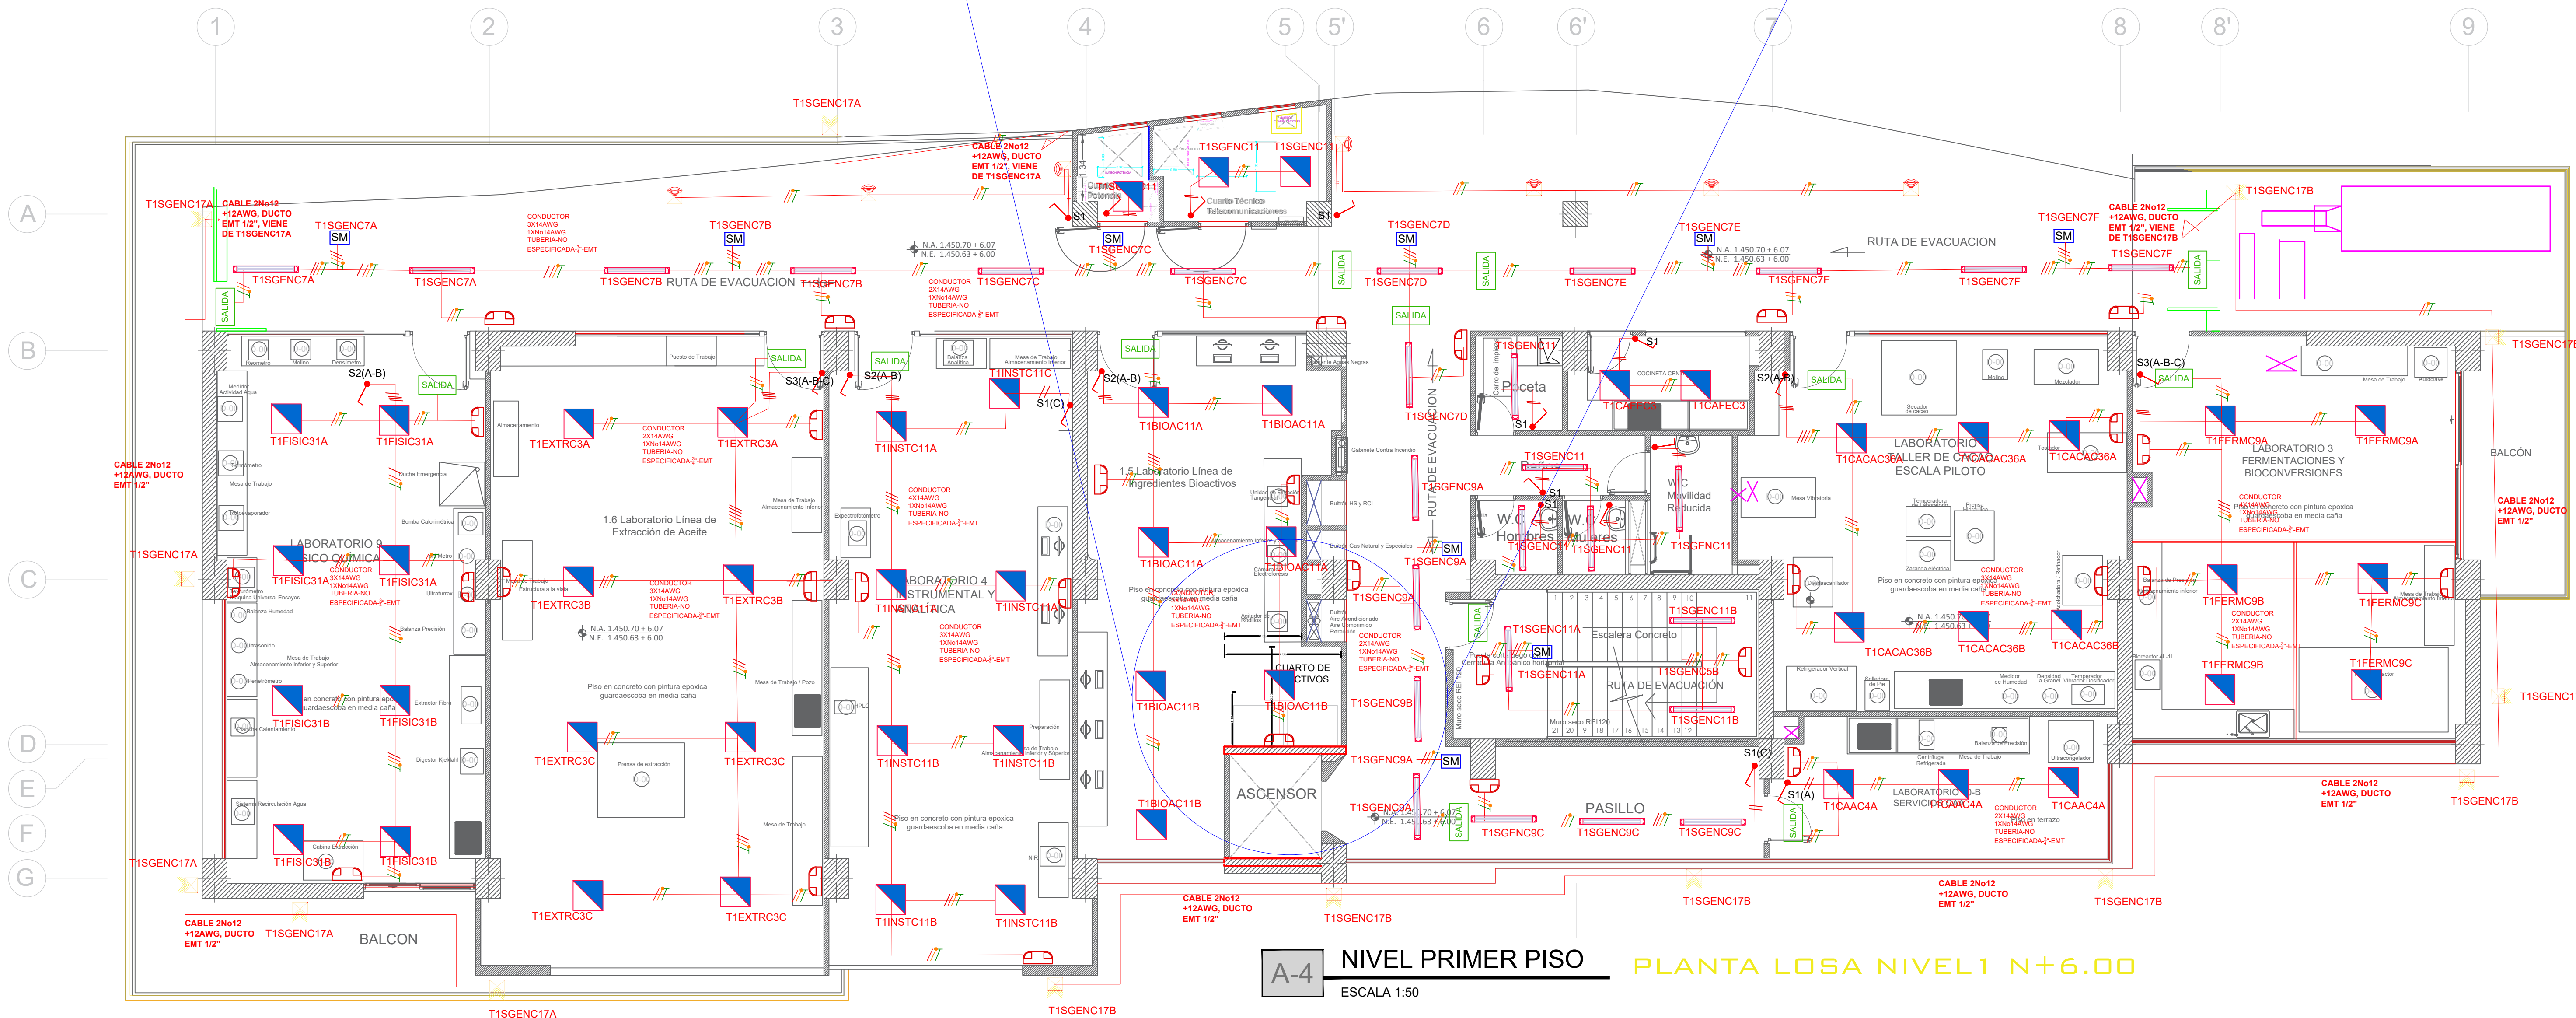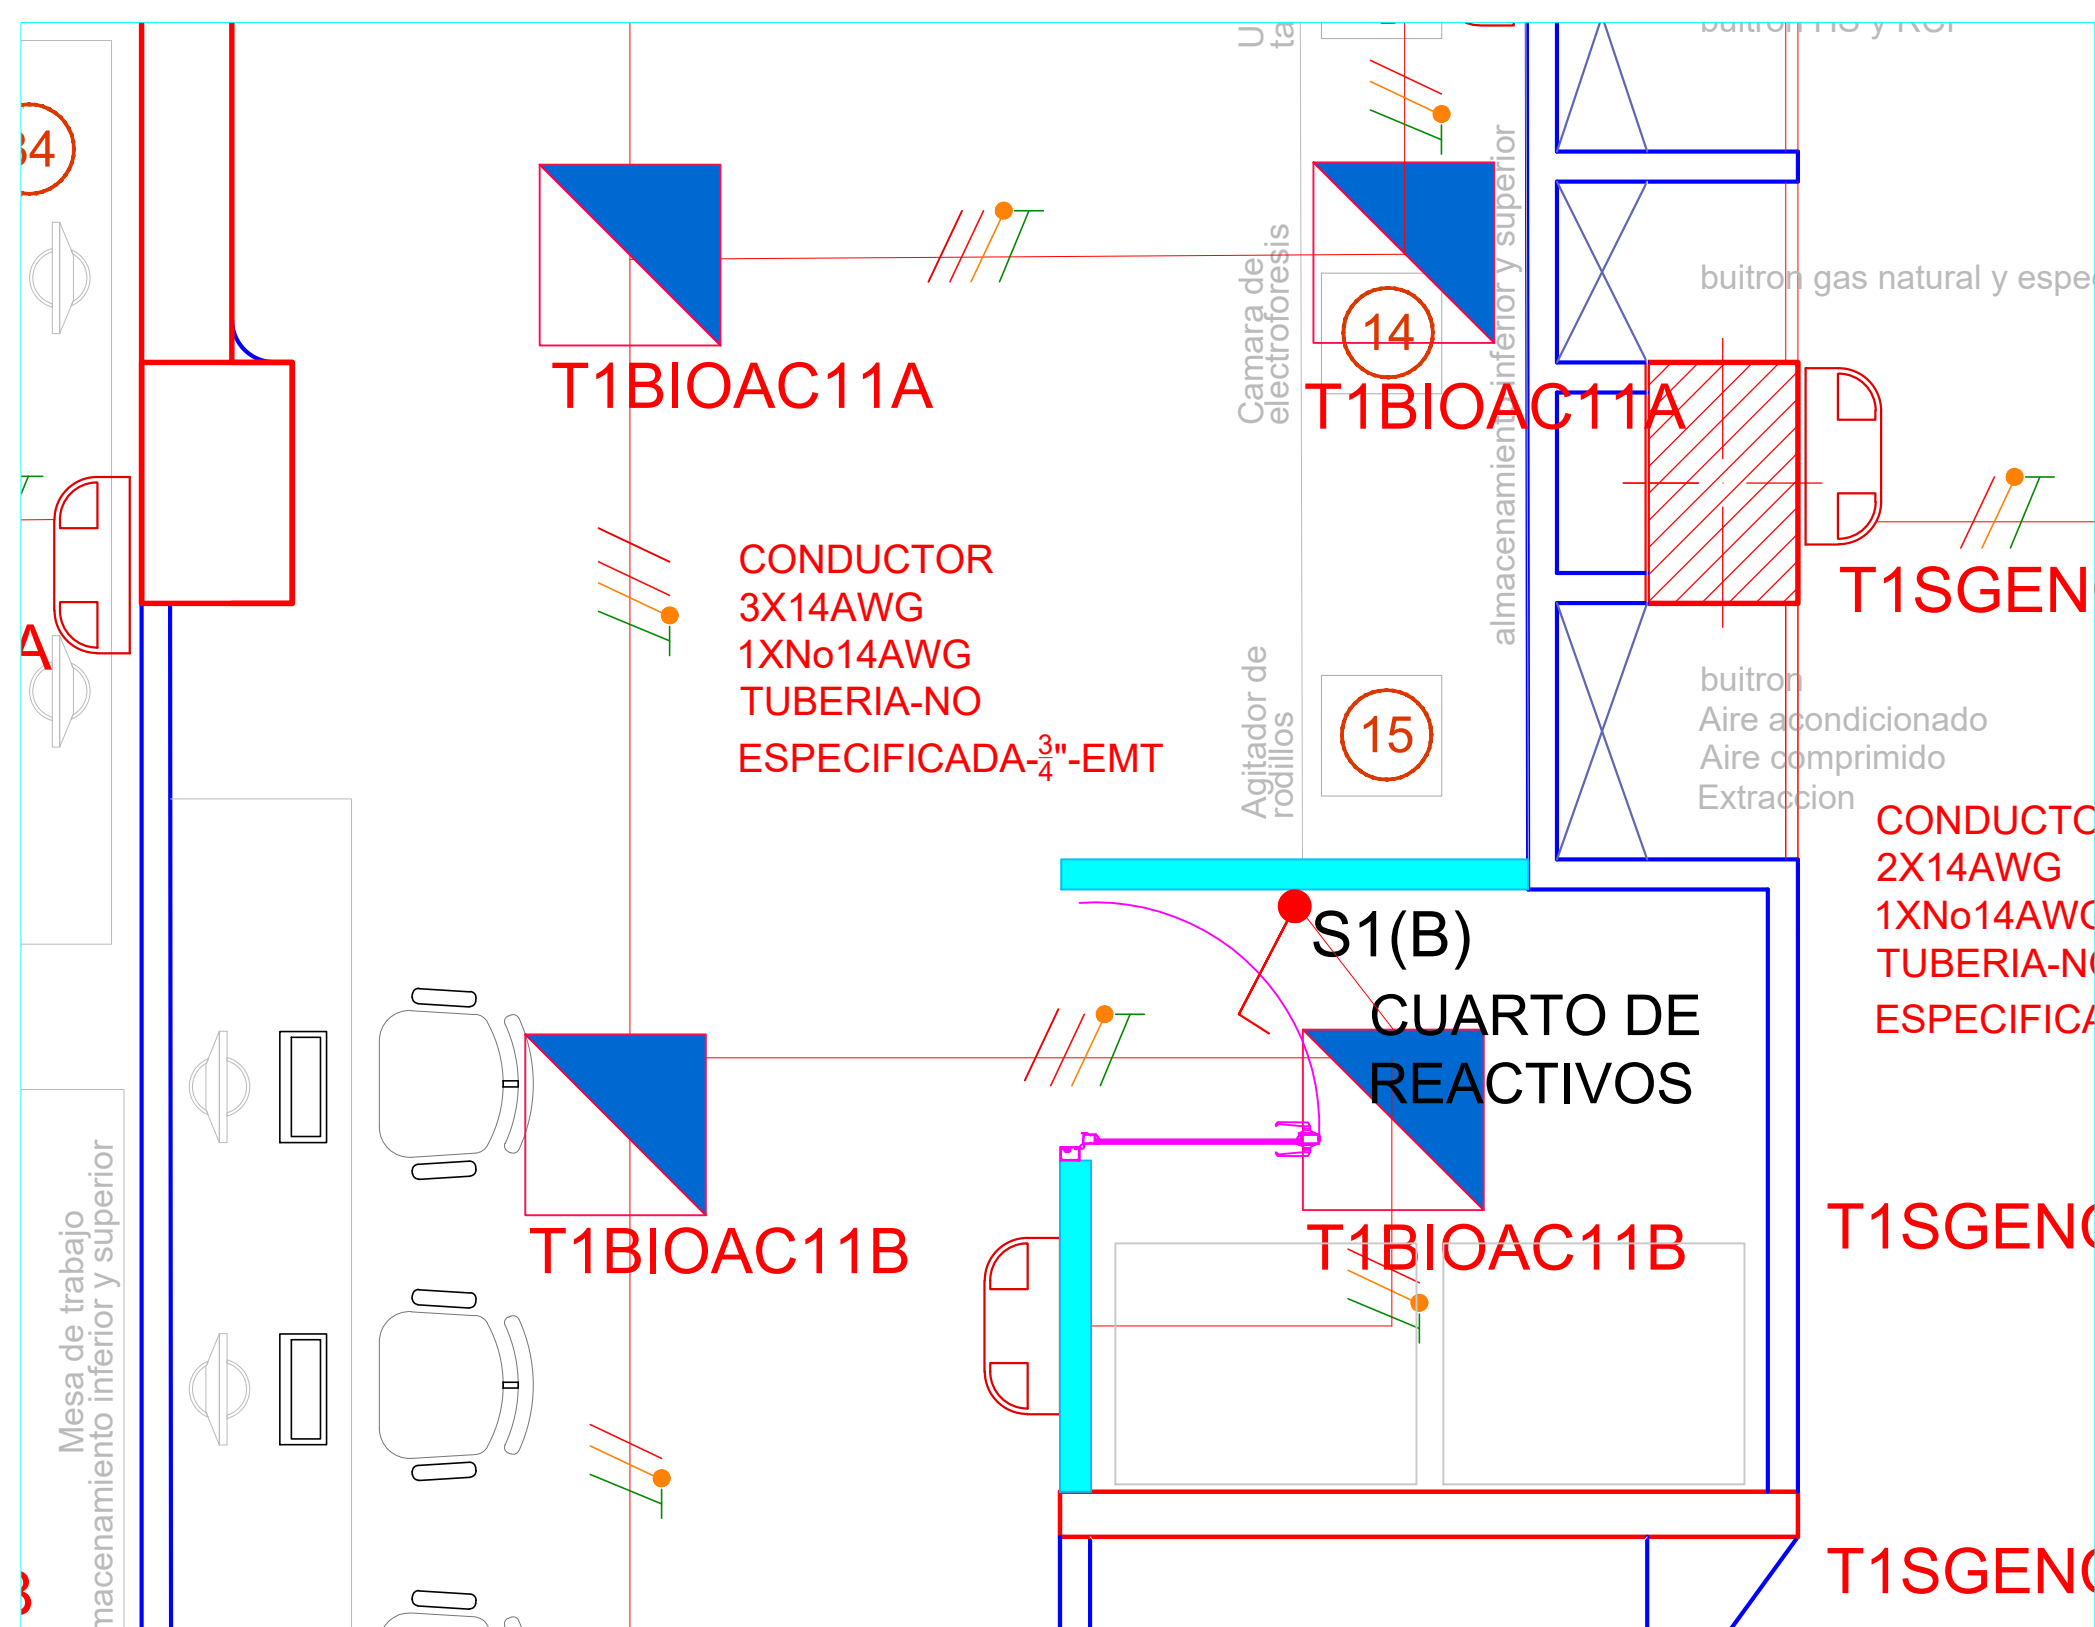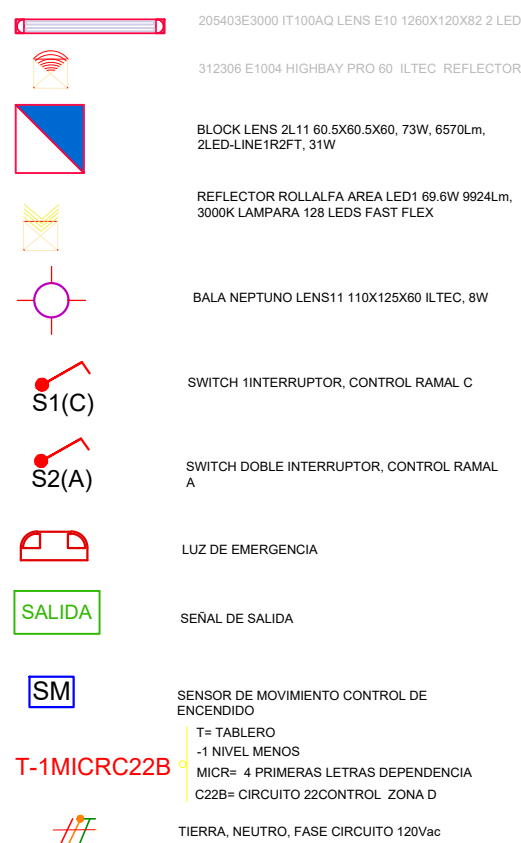

A-4 NIVEL PRIMER PISO
ESCALA 1:50

PLANTA LOSA NIVEL1 N+6.00